





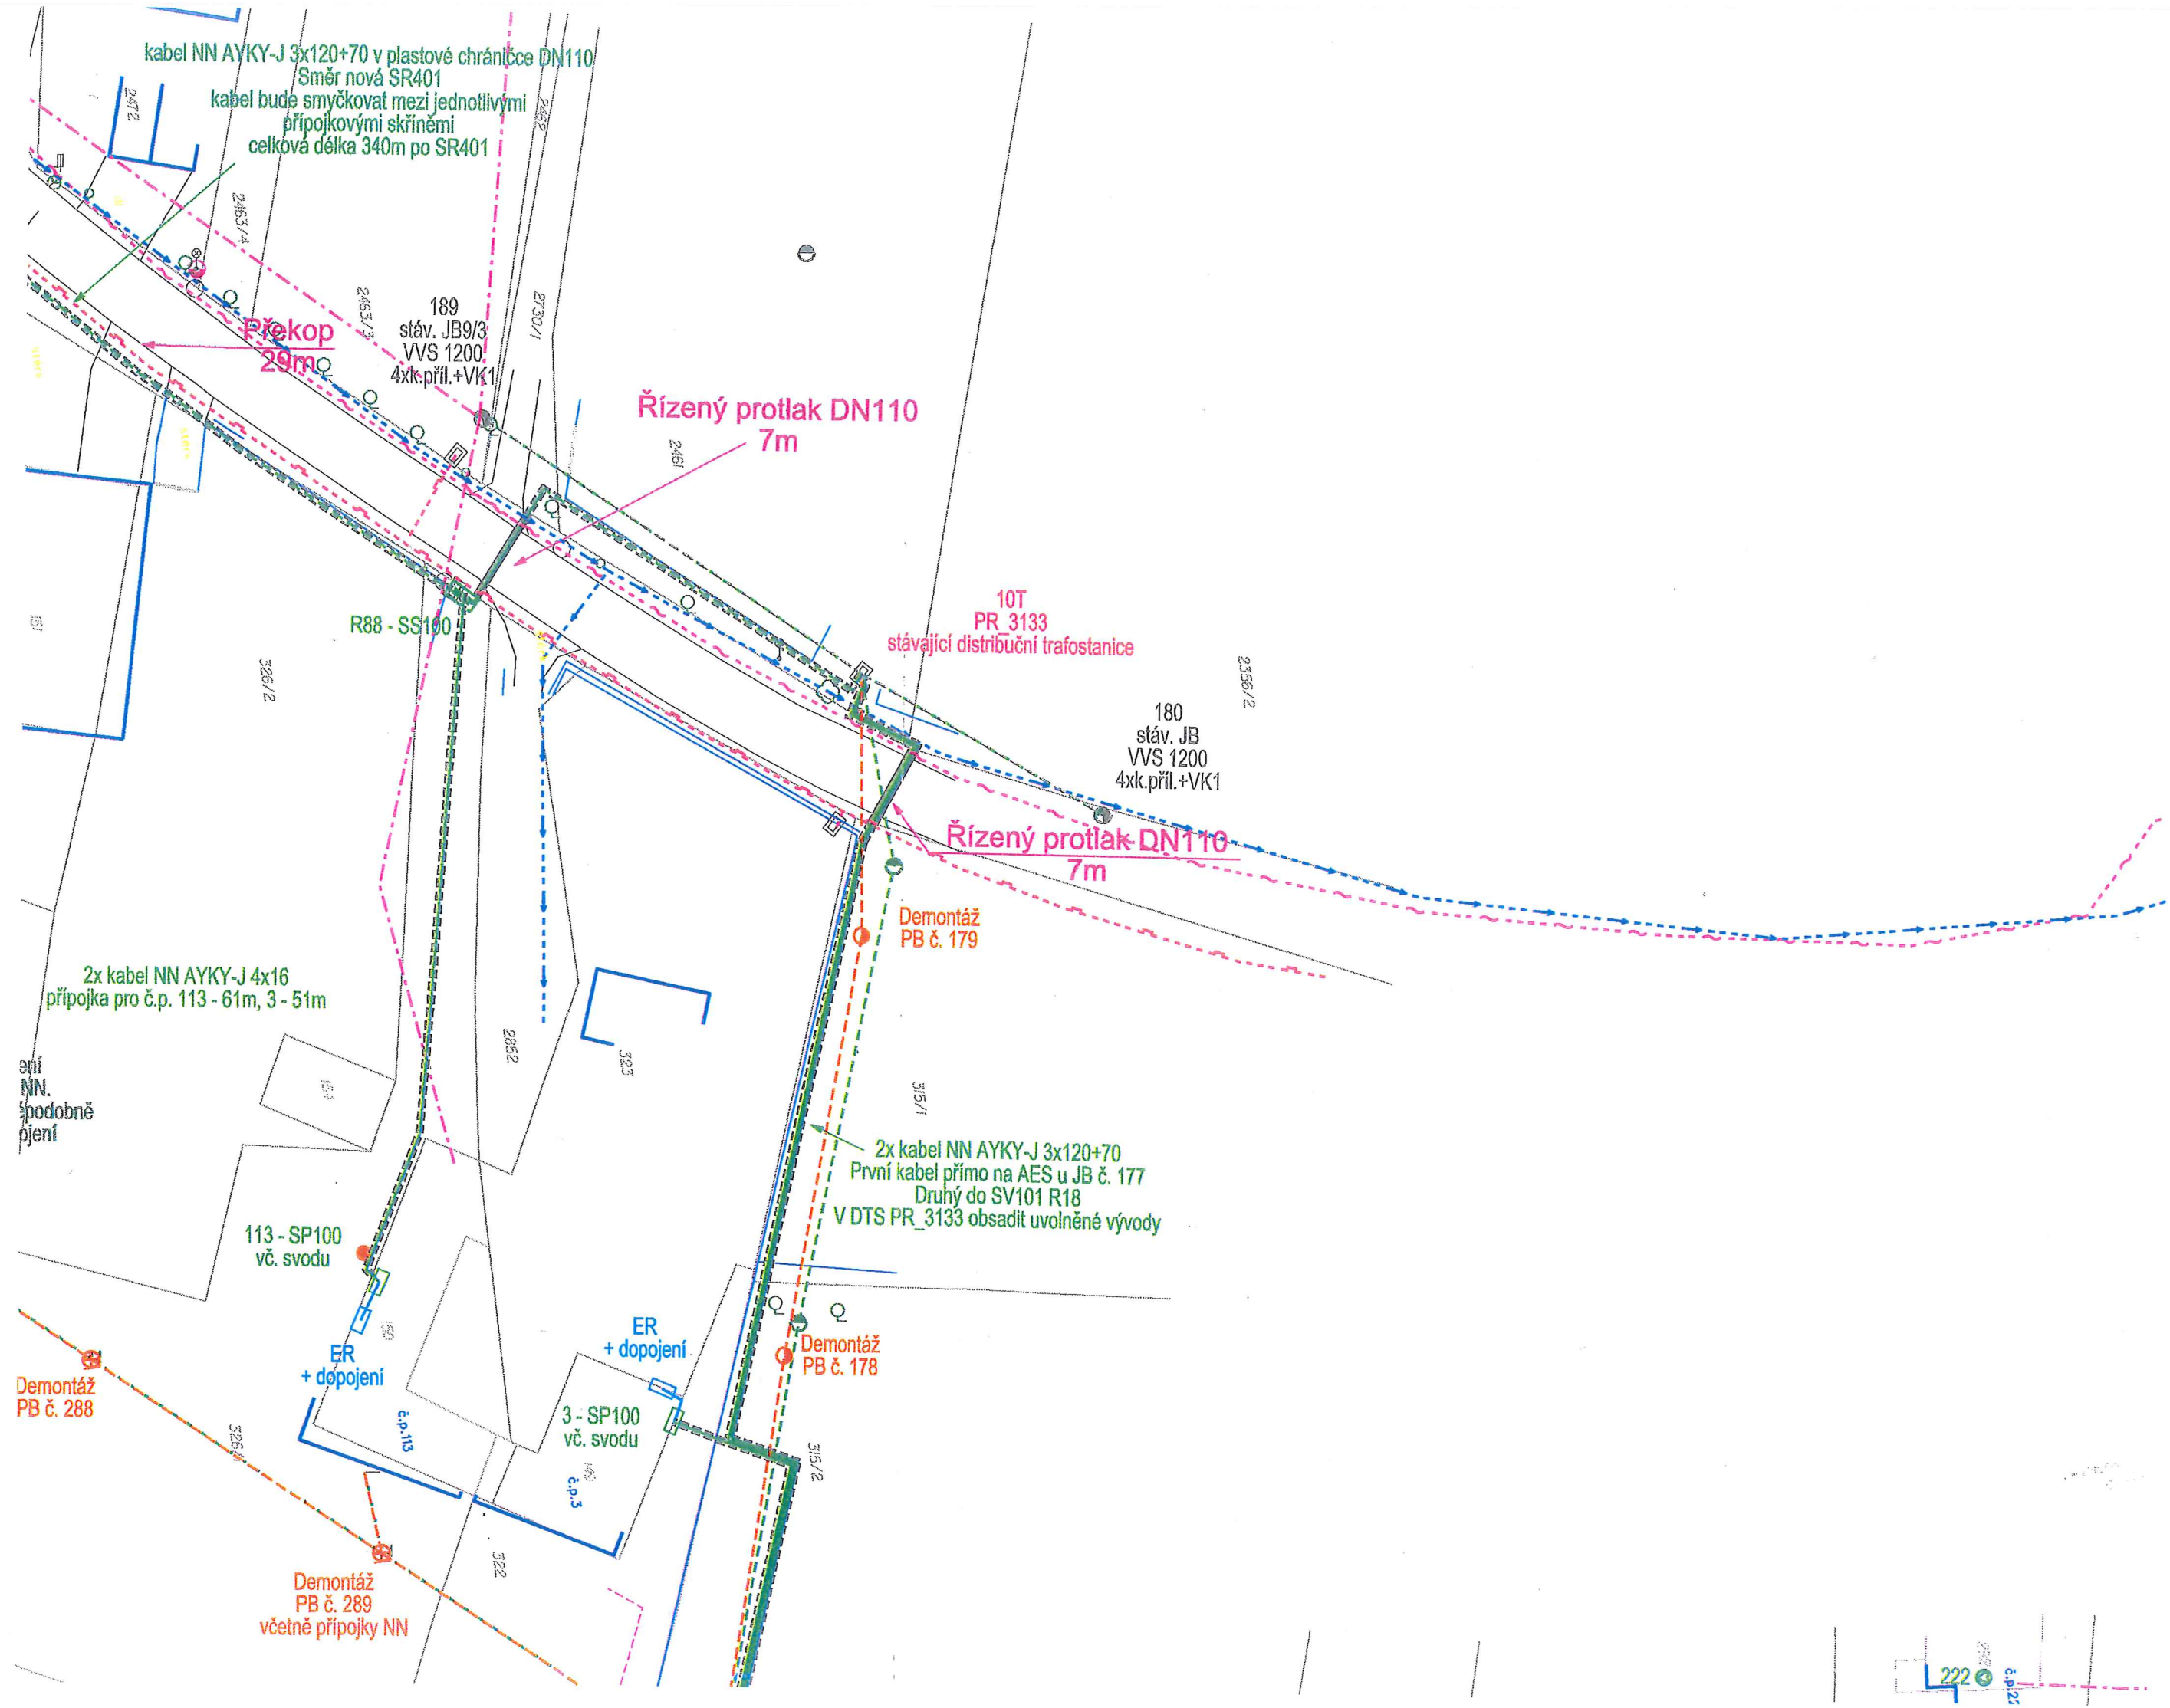


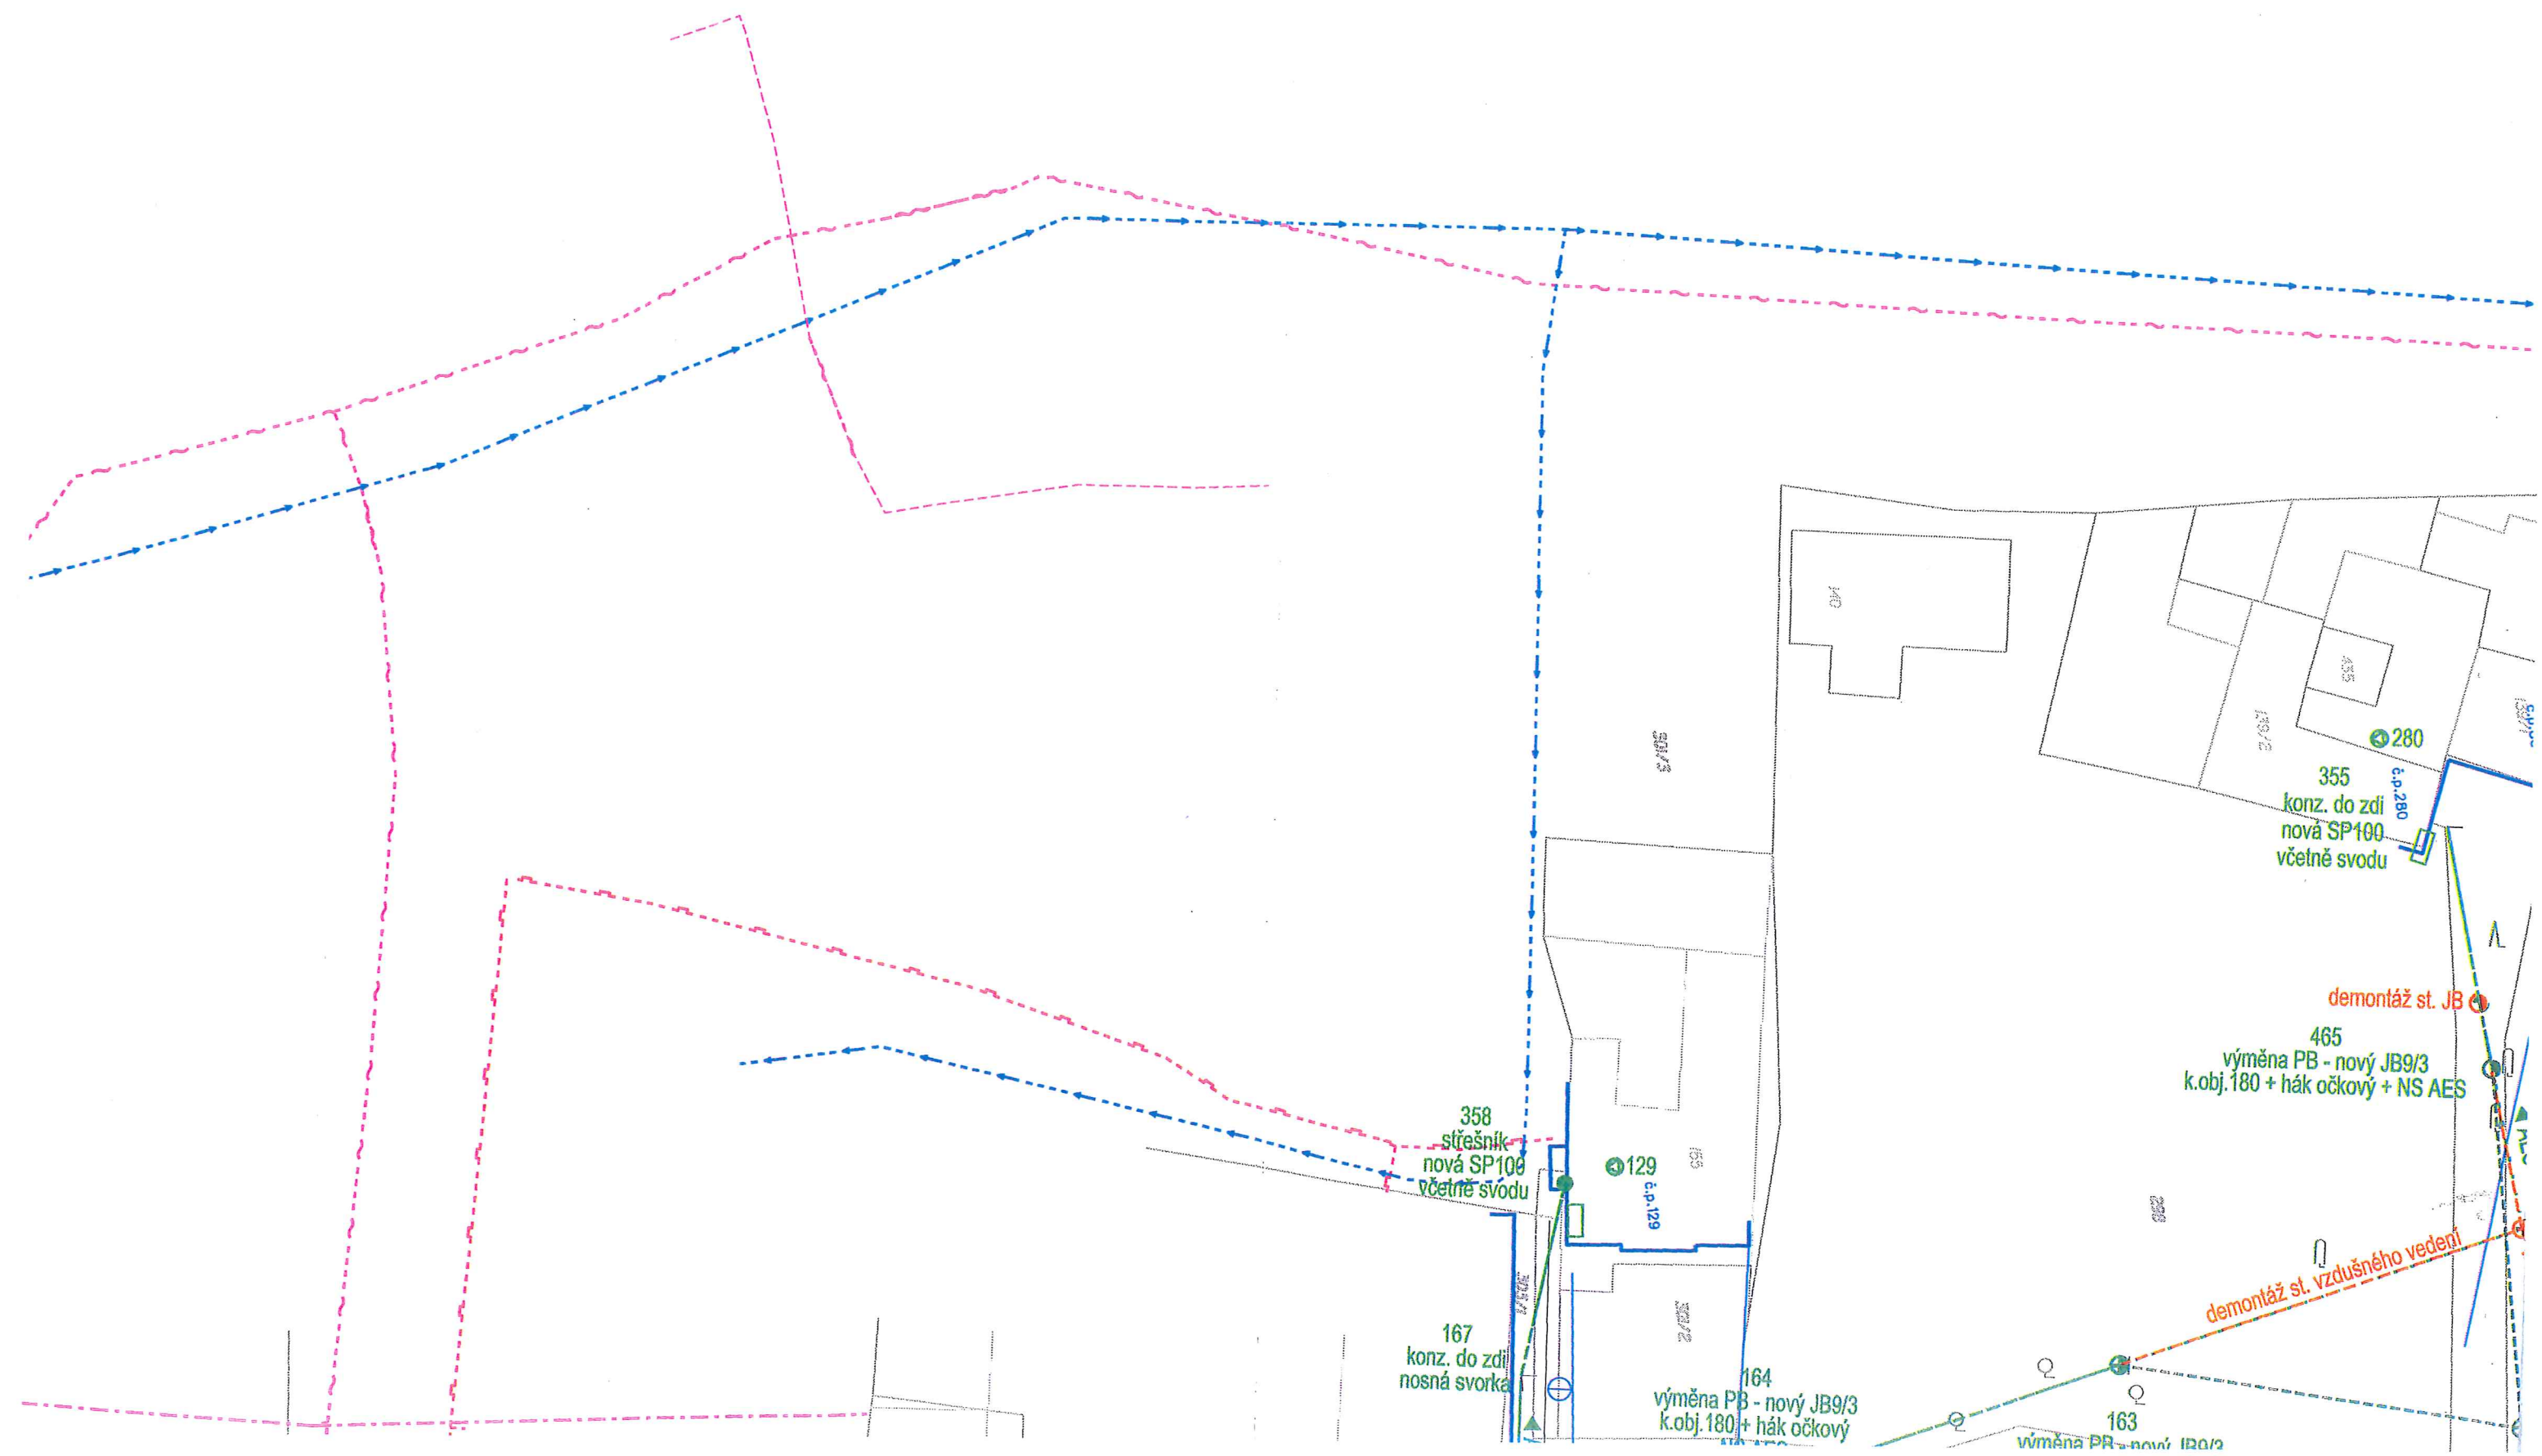


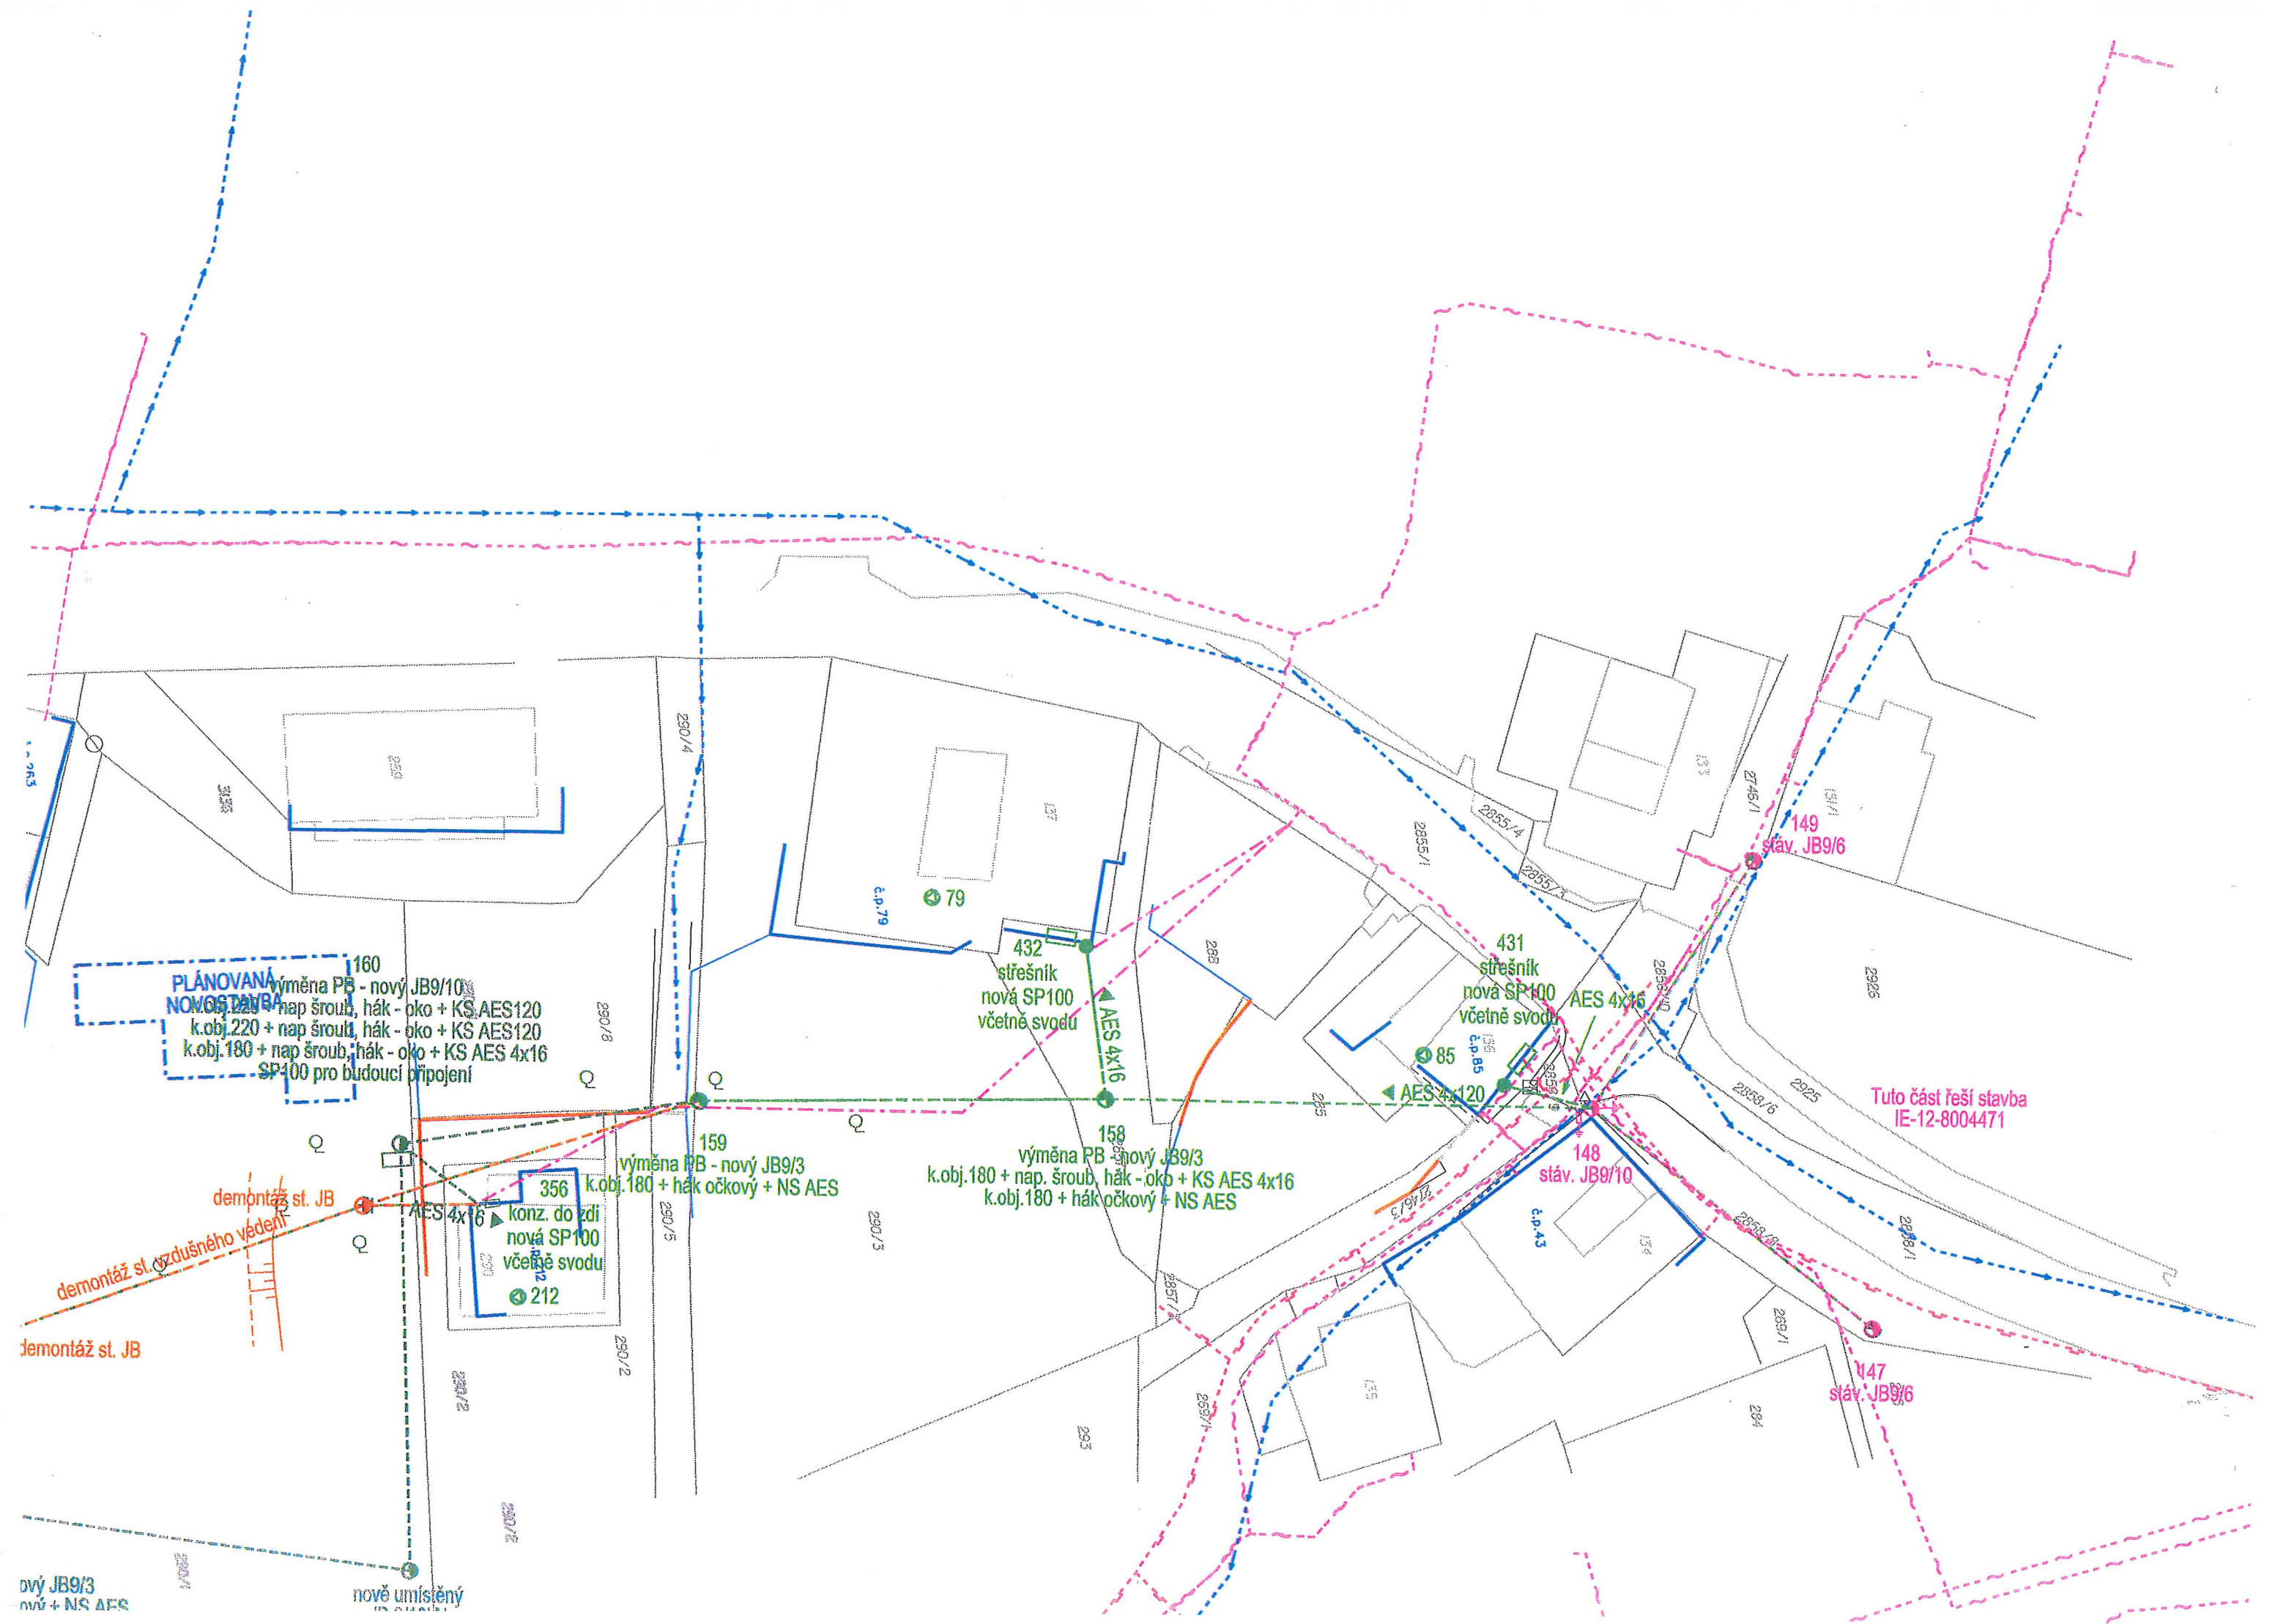


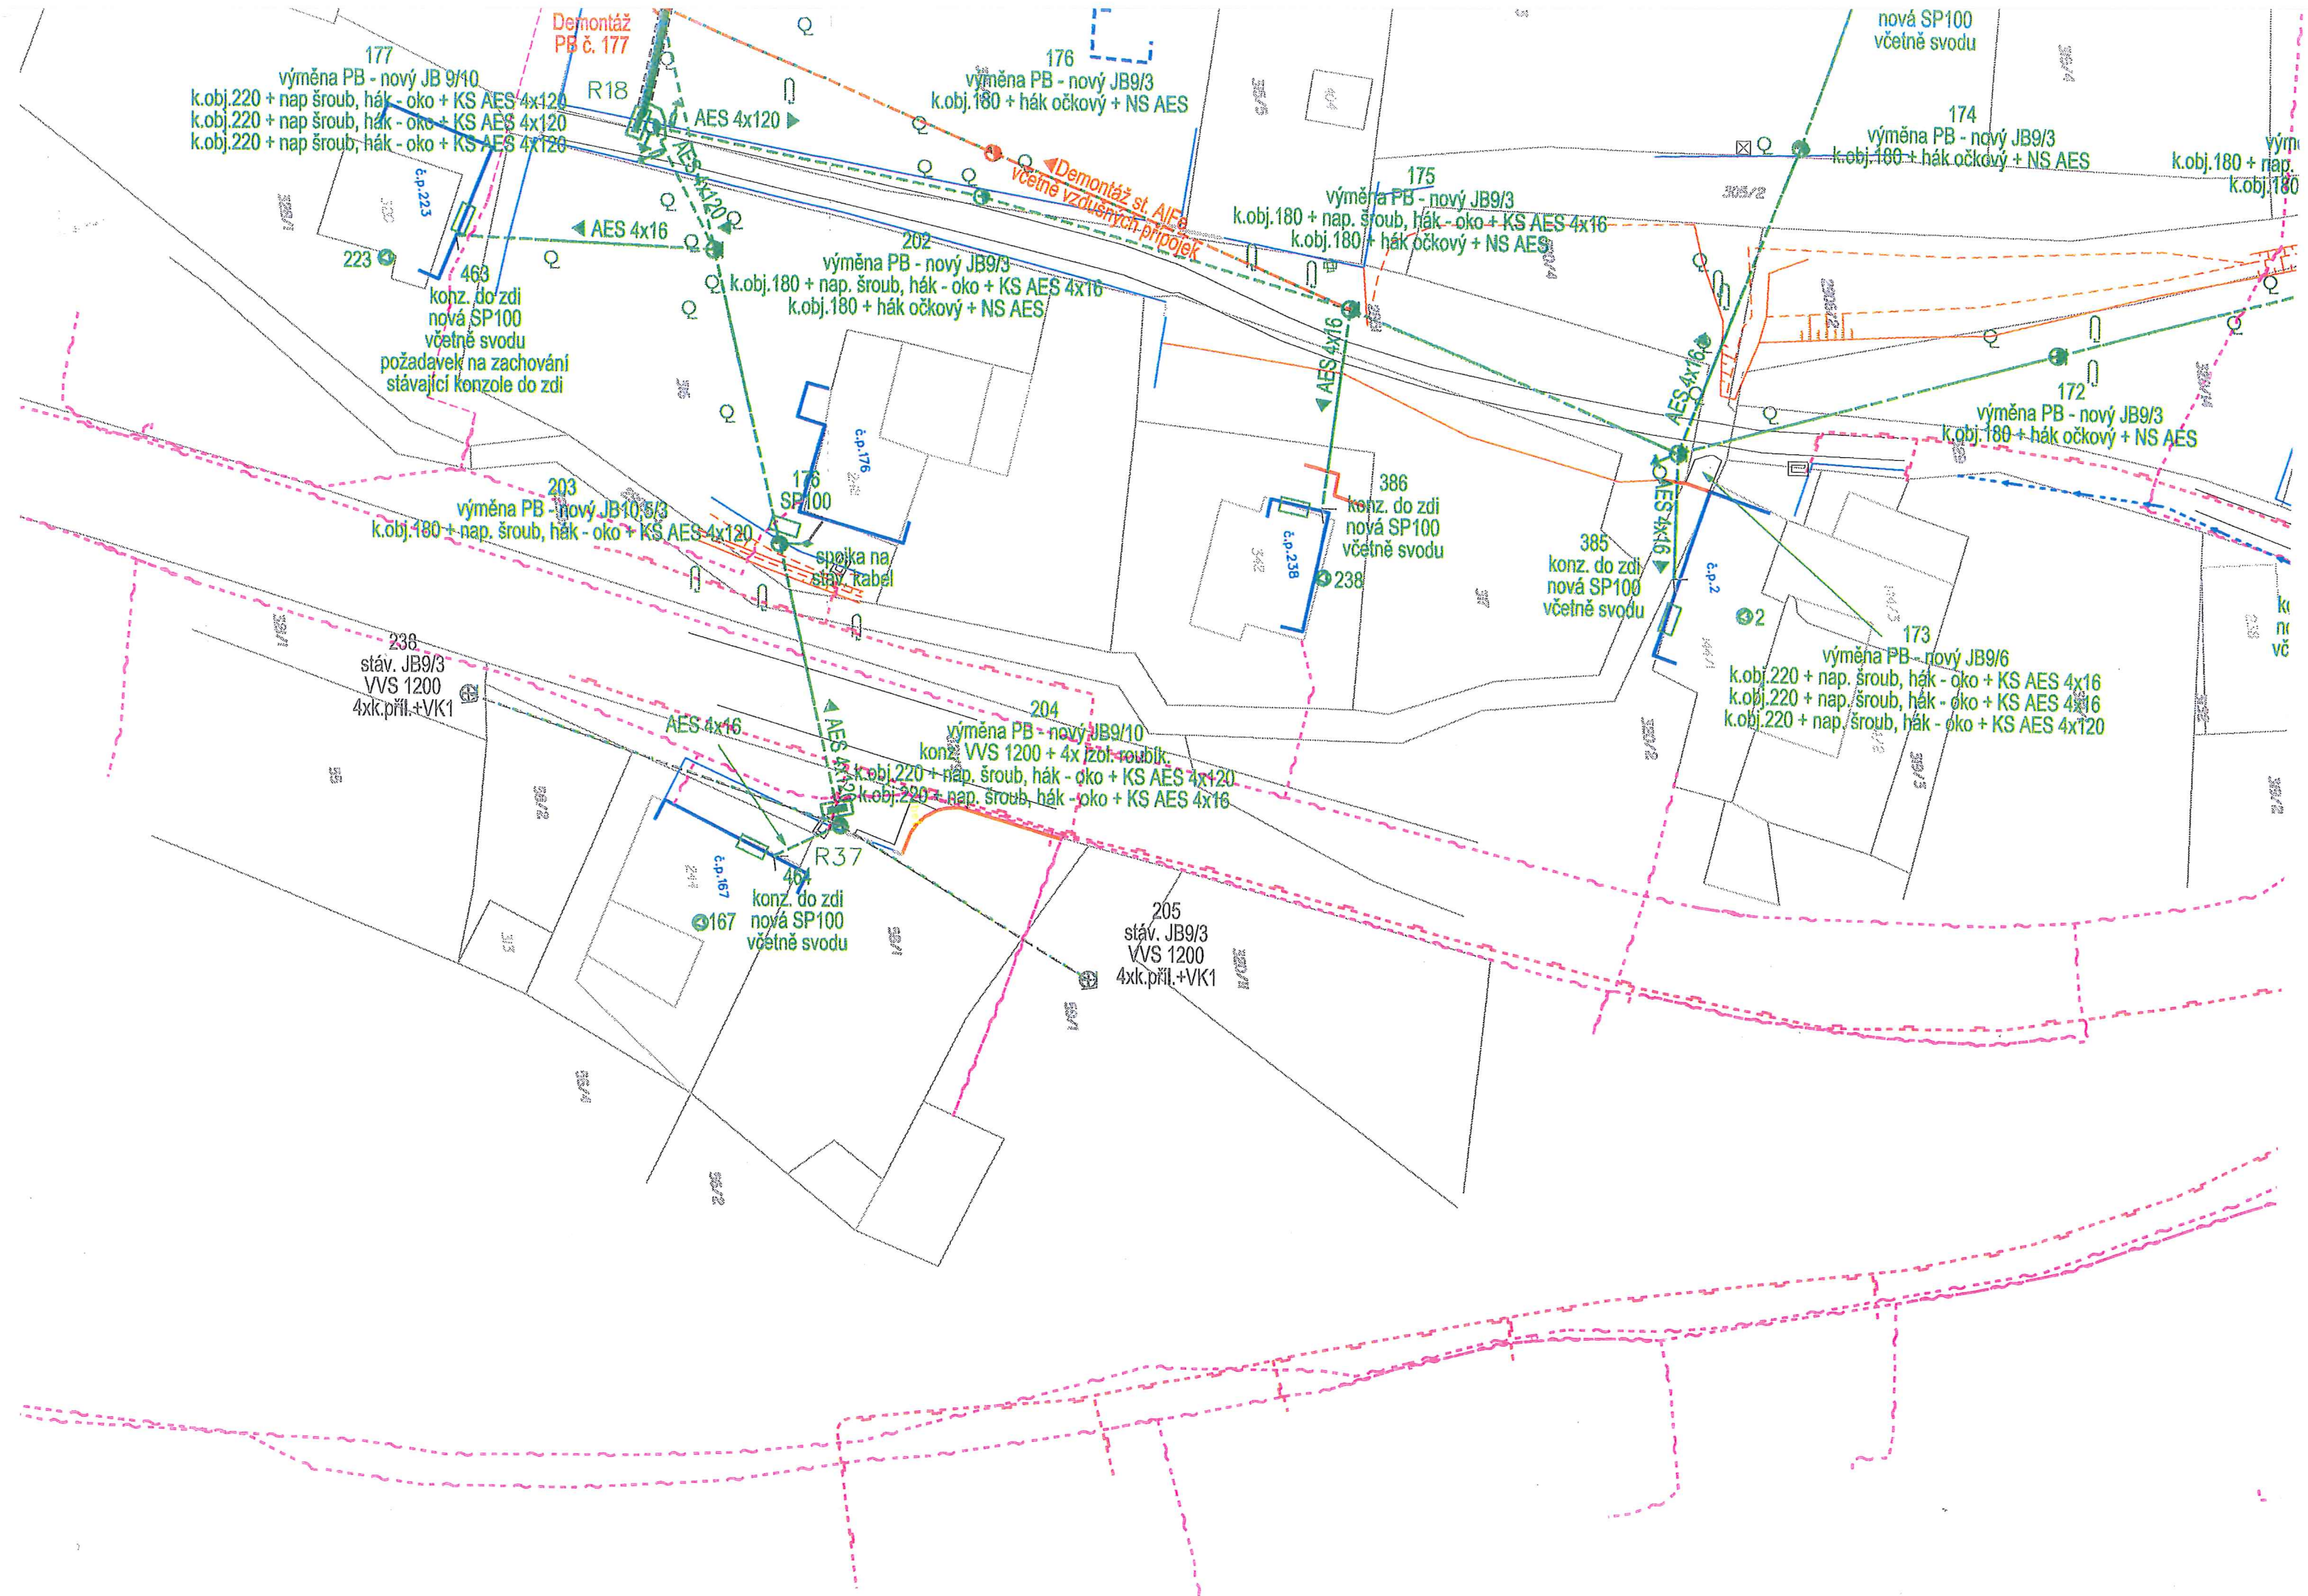



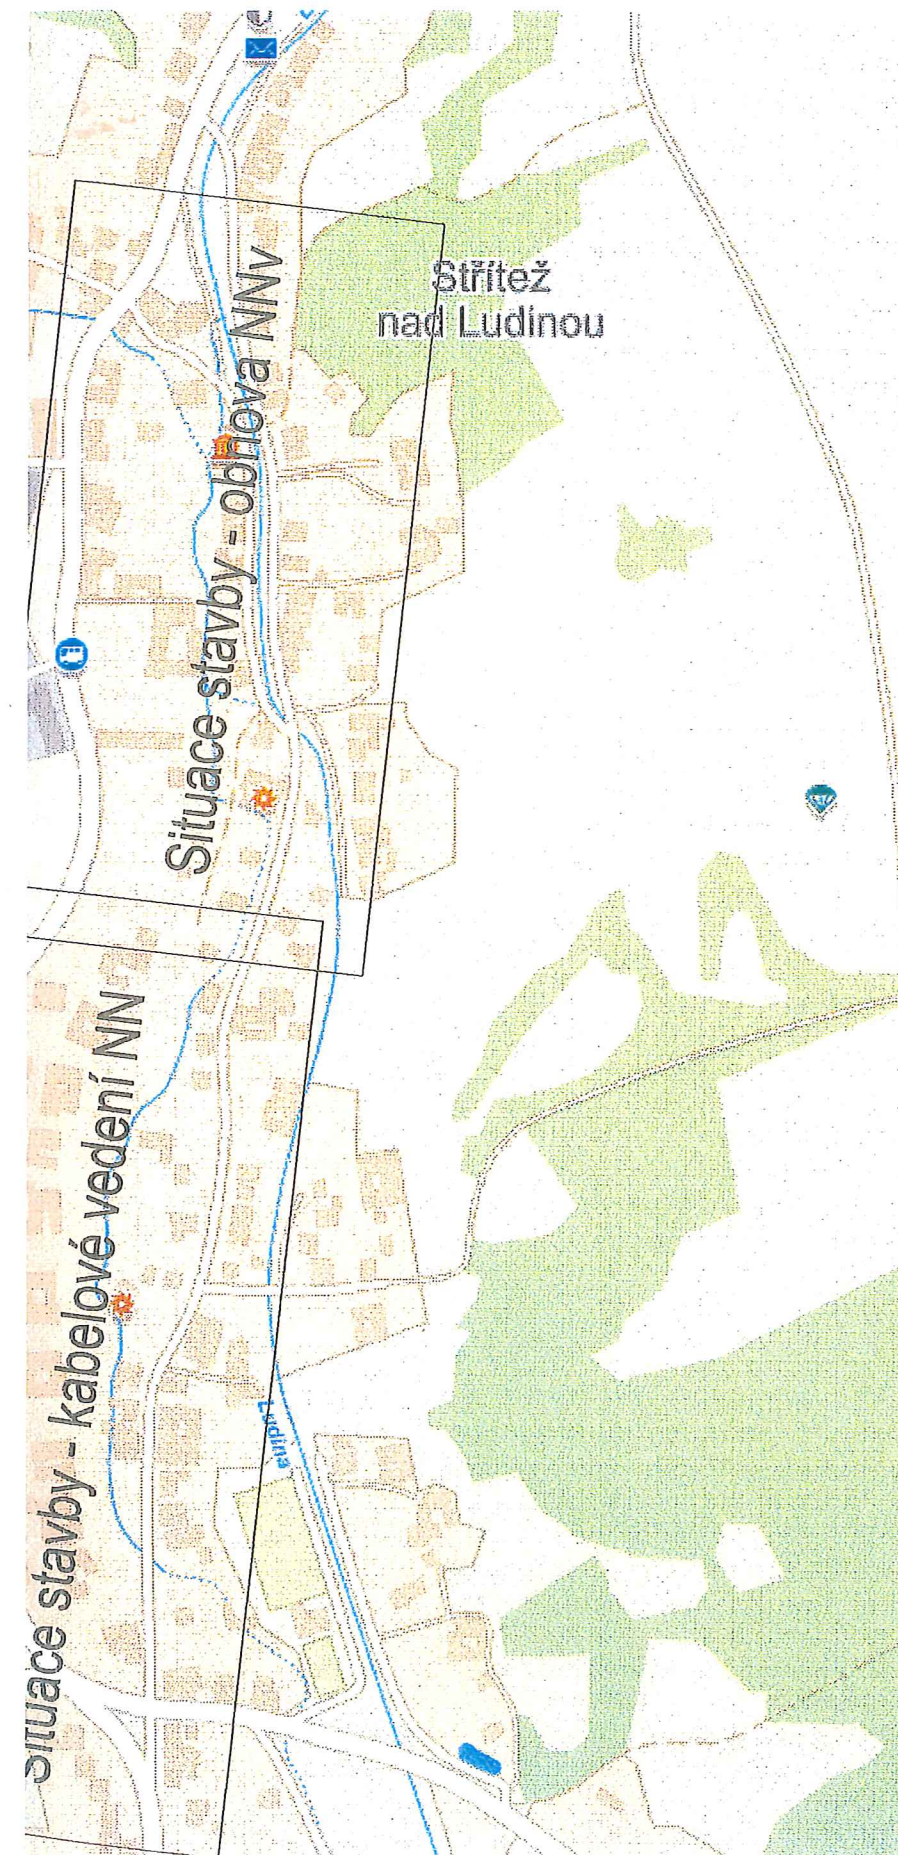

PROSTOROVÉ USPOŘÁDÁNÍ SÍTÍ TECHNICKÉHO VYBAVENÍ
DLE ČSN 73 6005

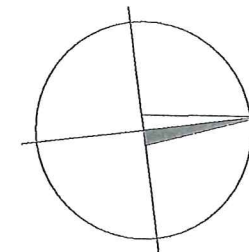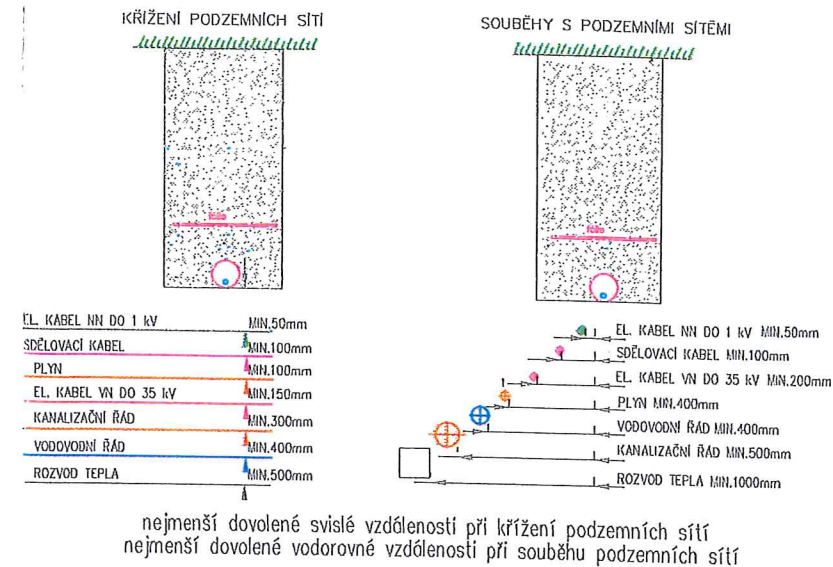

LEGENDA SITUACE

stávající

- KATASTRÁLNÍ HRANICE
- KATASTRÁLNÍ HRANICE ZE
- HRANICE BUDOV
- OBLOČENÍ
- OPĚRNÉ ZDI
- NADZEMNÍ VEDENÍ NN
- KABELOVÉ VEDENÍ NN
- PODZEMNÍ SDĚLOVACÍ VEDENÍ
- NADZEMNÍ SDĚLOVACÍ VEDENÍ
- NEPROVOZOVANÉ SÍŤE CETIN
- KANALIZACE - ZAMĚŘENÁ
- VODOVODNÍ ŘÁD
- PLYNOVODNÍ ŘÁD
- VZDUŠNÉ VEDENÍ NN
- ROZPOJOVACÍ SKŘÍŇ NN
- PODPĚRNÝ BOD NN - BETONOVÝ
- OMEZOVAČE PŘEPĚTÍ
- UZEMNĚNÍ
- ŠOUPĚ - VODOVOD
- ŠOUPĚ - PLYN
- KANALIZAČNÍ ŠACHTA

navrhované

- KABELOVÉ VEDENÍ NN
- KOMPAKTNÍ PLASTOVÁ CHRÁNIČKA
- PROTLAK
- ROZPOJOVACÍ SKŘÍŇ NN
- UZEMNĚNÍ
- PODPĚRNÝ BOD NN - BETONOVÝ
- OMEZOVAČE PŘEPĚTÍ
- PŘÍPOJKOVÁ SKŘÍŇ NN
- ELEKTROMĚROVÝ ROZVÁDĚČ
- CIZÍ VEDENÍ (PO PŘEPOJENÍ)

demontáže

- DEMONTOVANÉ VZDUŠNÉ VEDENÍ
- DEMONTOVANÝ PODPĚRNÝ BOD

REVIZE Č.	DATUM	ZMĚNA

OBJEDNAVATEL PROJEKTU:		ČEZ Distribuce, a.s., Teplická 874/8, 405 02, Děčín IV - Podmokly	
HIP:	Ing. Miroslav Tichý	Zhotovitel projektové dokumentace:	SB projekt s.r.o. Kasárenská 4063/4, 695 01 Hodonín
ODPOV. PROJ.:	Ing. Miroslav Tichý		
VYPRACOVAL:	Jan Zvoneček		
KONTROLOVAL:	Ing. Jan Slivka		
Stavba:	Střítež n. Lud., obnova vedení NN- dolní		Archivní číslo:
Číslo ČEZ:	IE-12-8004412		1502194-01_C.1_002
Název přílohy:	Situace stavby - obnova NNv		Formát: BxA4
			Datum: 09/2017
			Měřítko: 1:500
			Stupeň PD: Územní řízení
			Část: C.1
			Příloha: 002

Neřízený protlak DN110
7m

č.p. 278

2715/1
Neřízený


2715/2


2715/3


2715/4


X15 - SS200
pro budoucí napojení

40/1

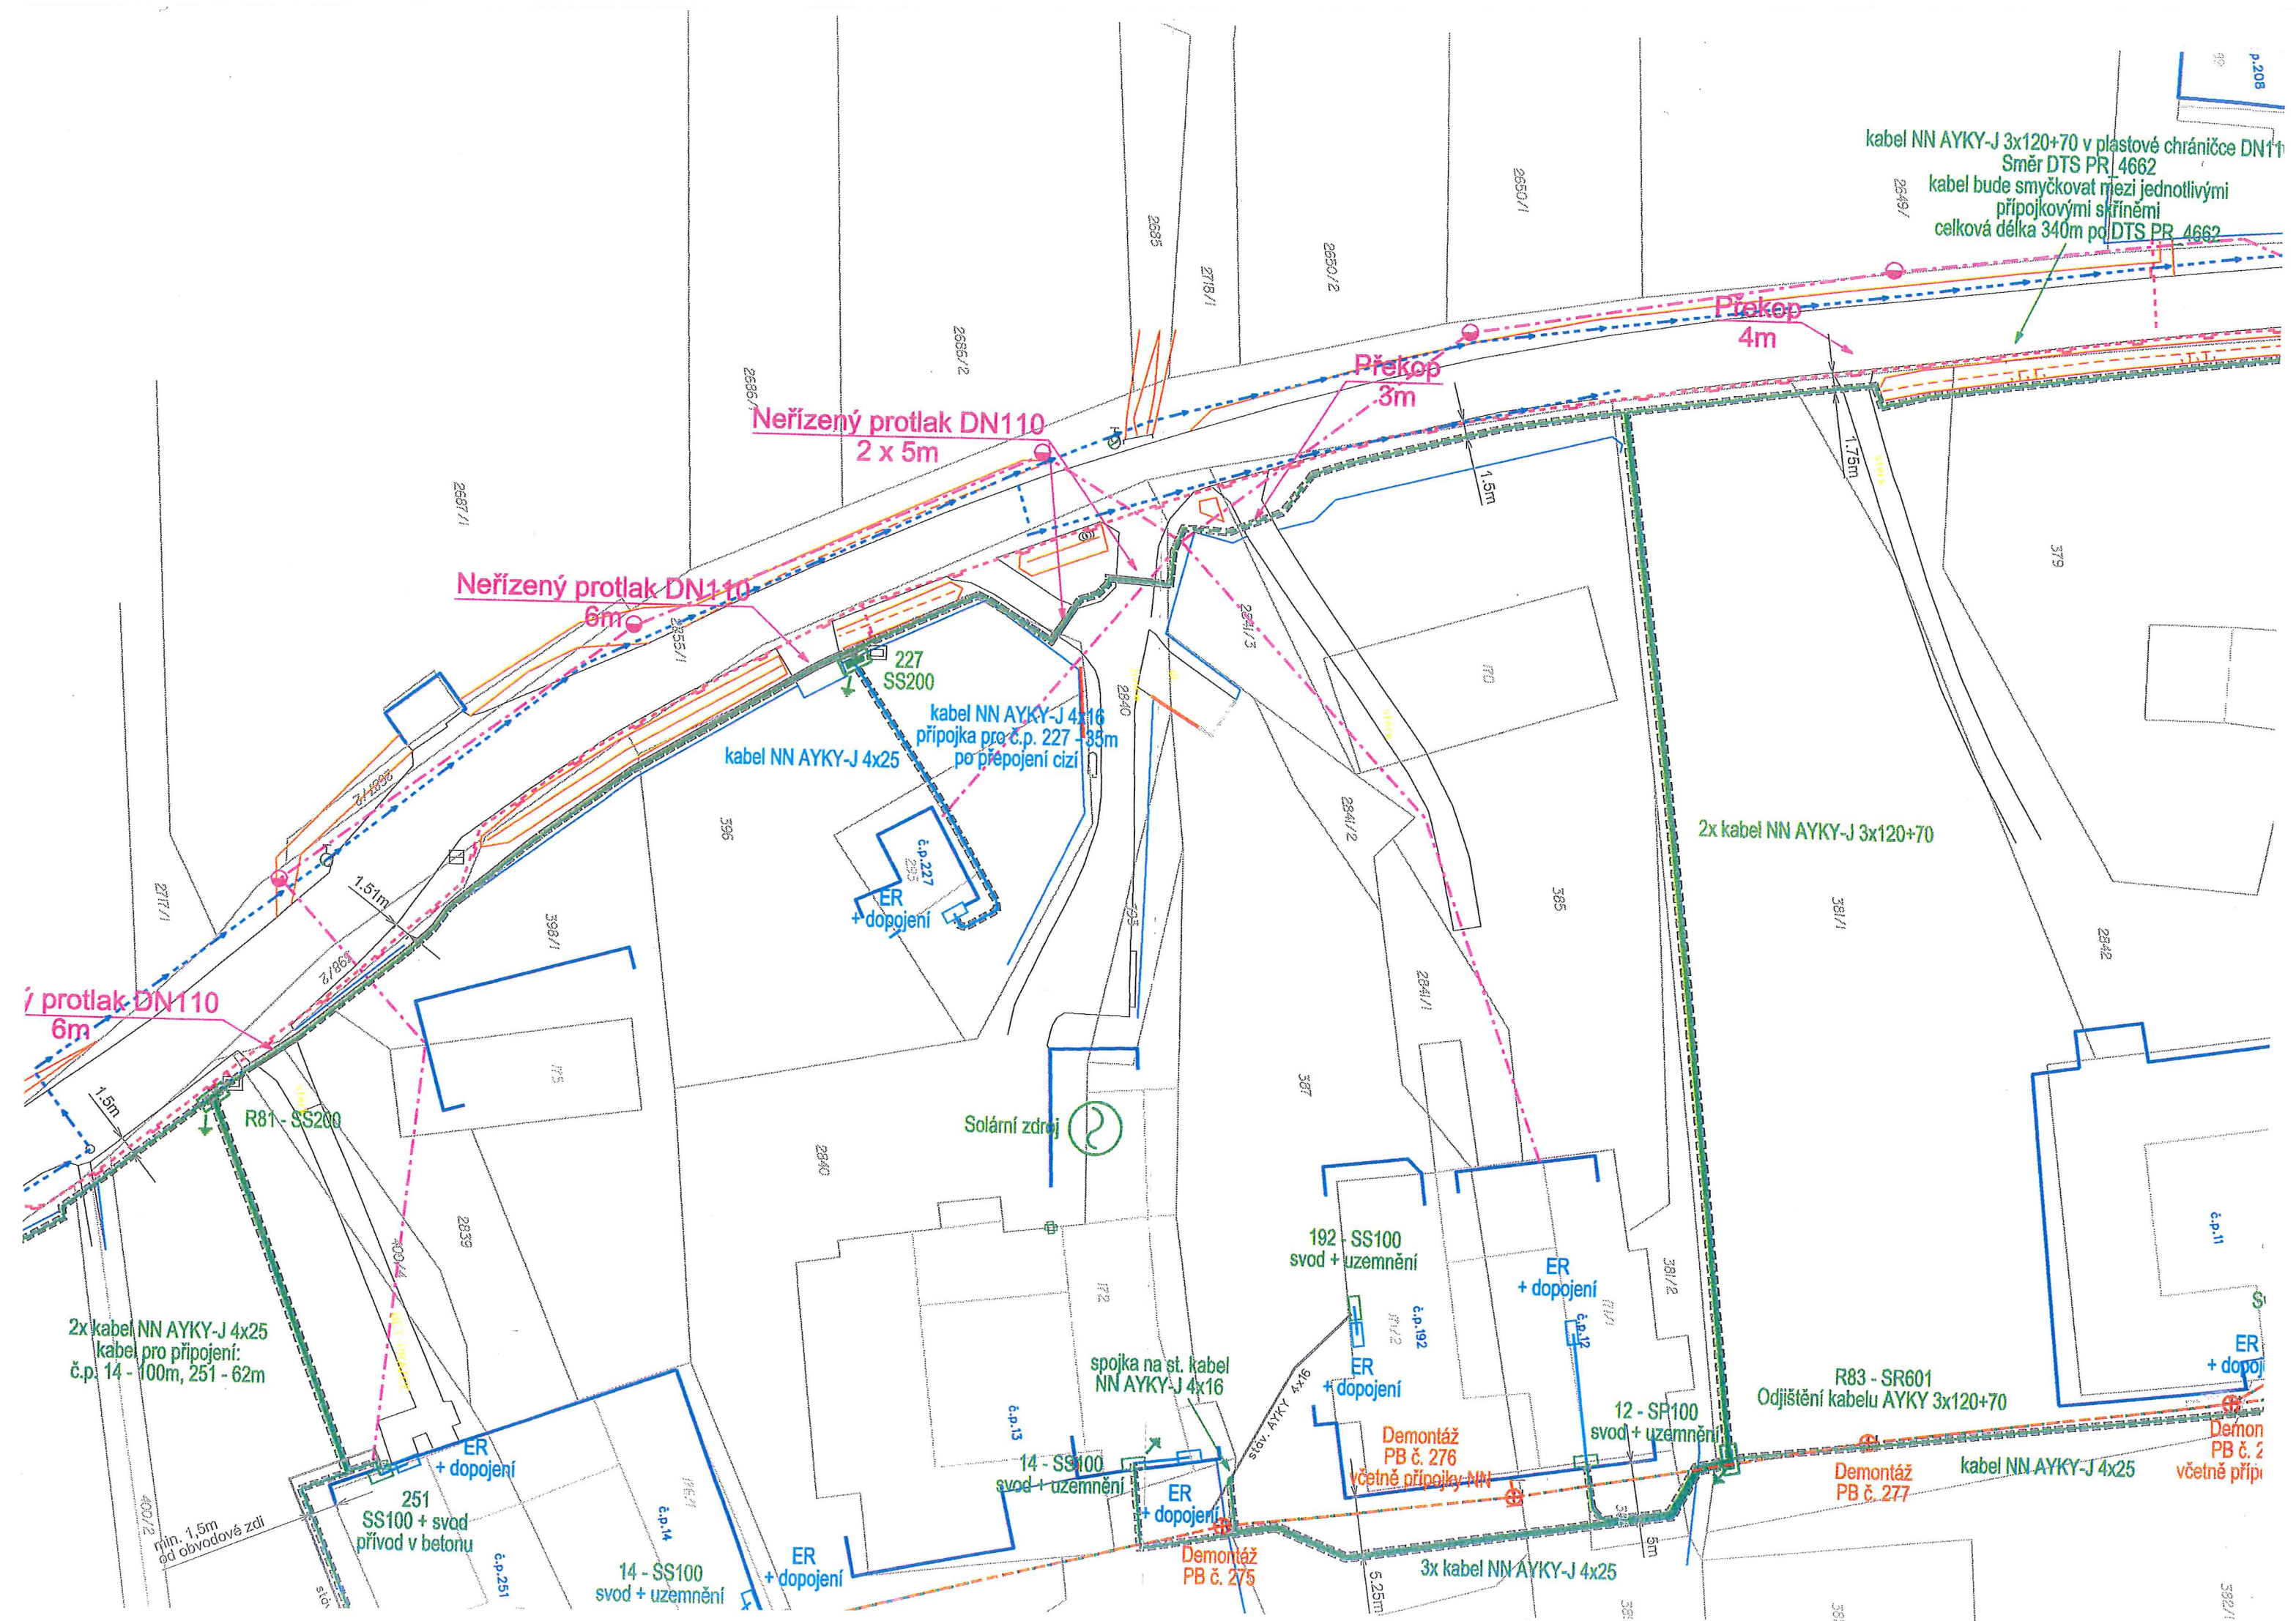


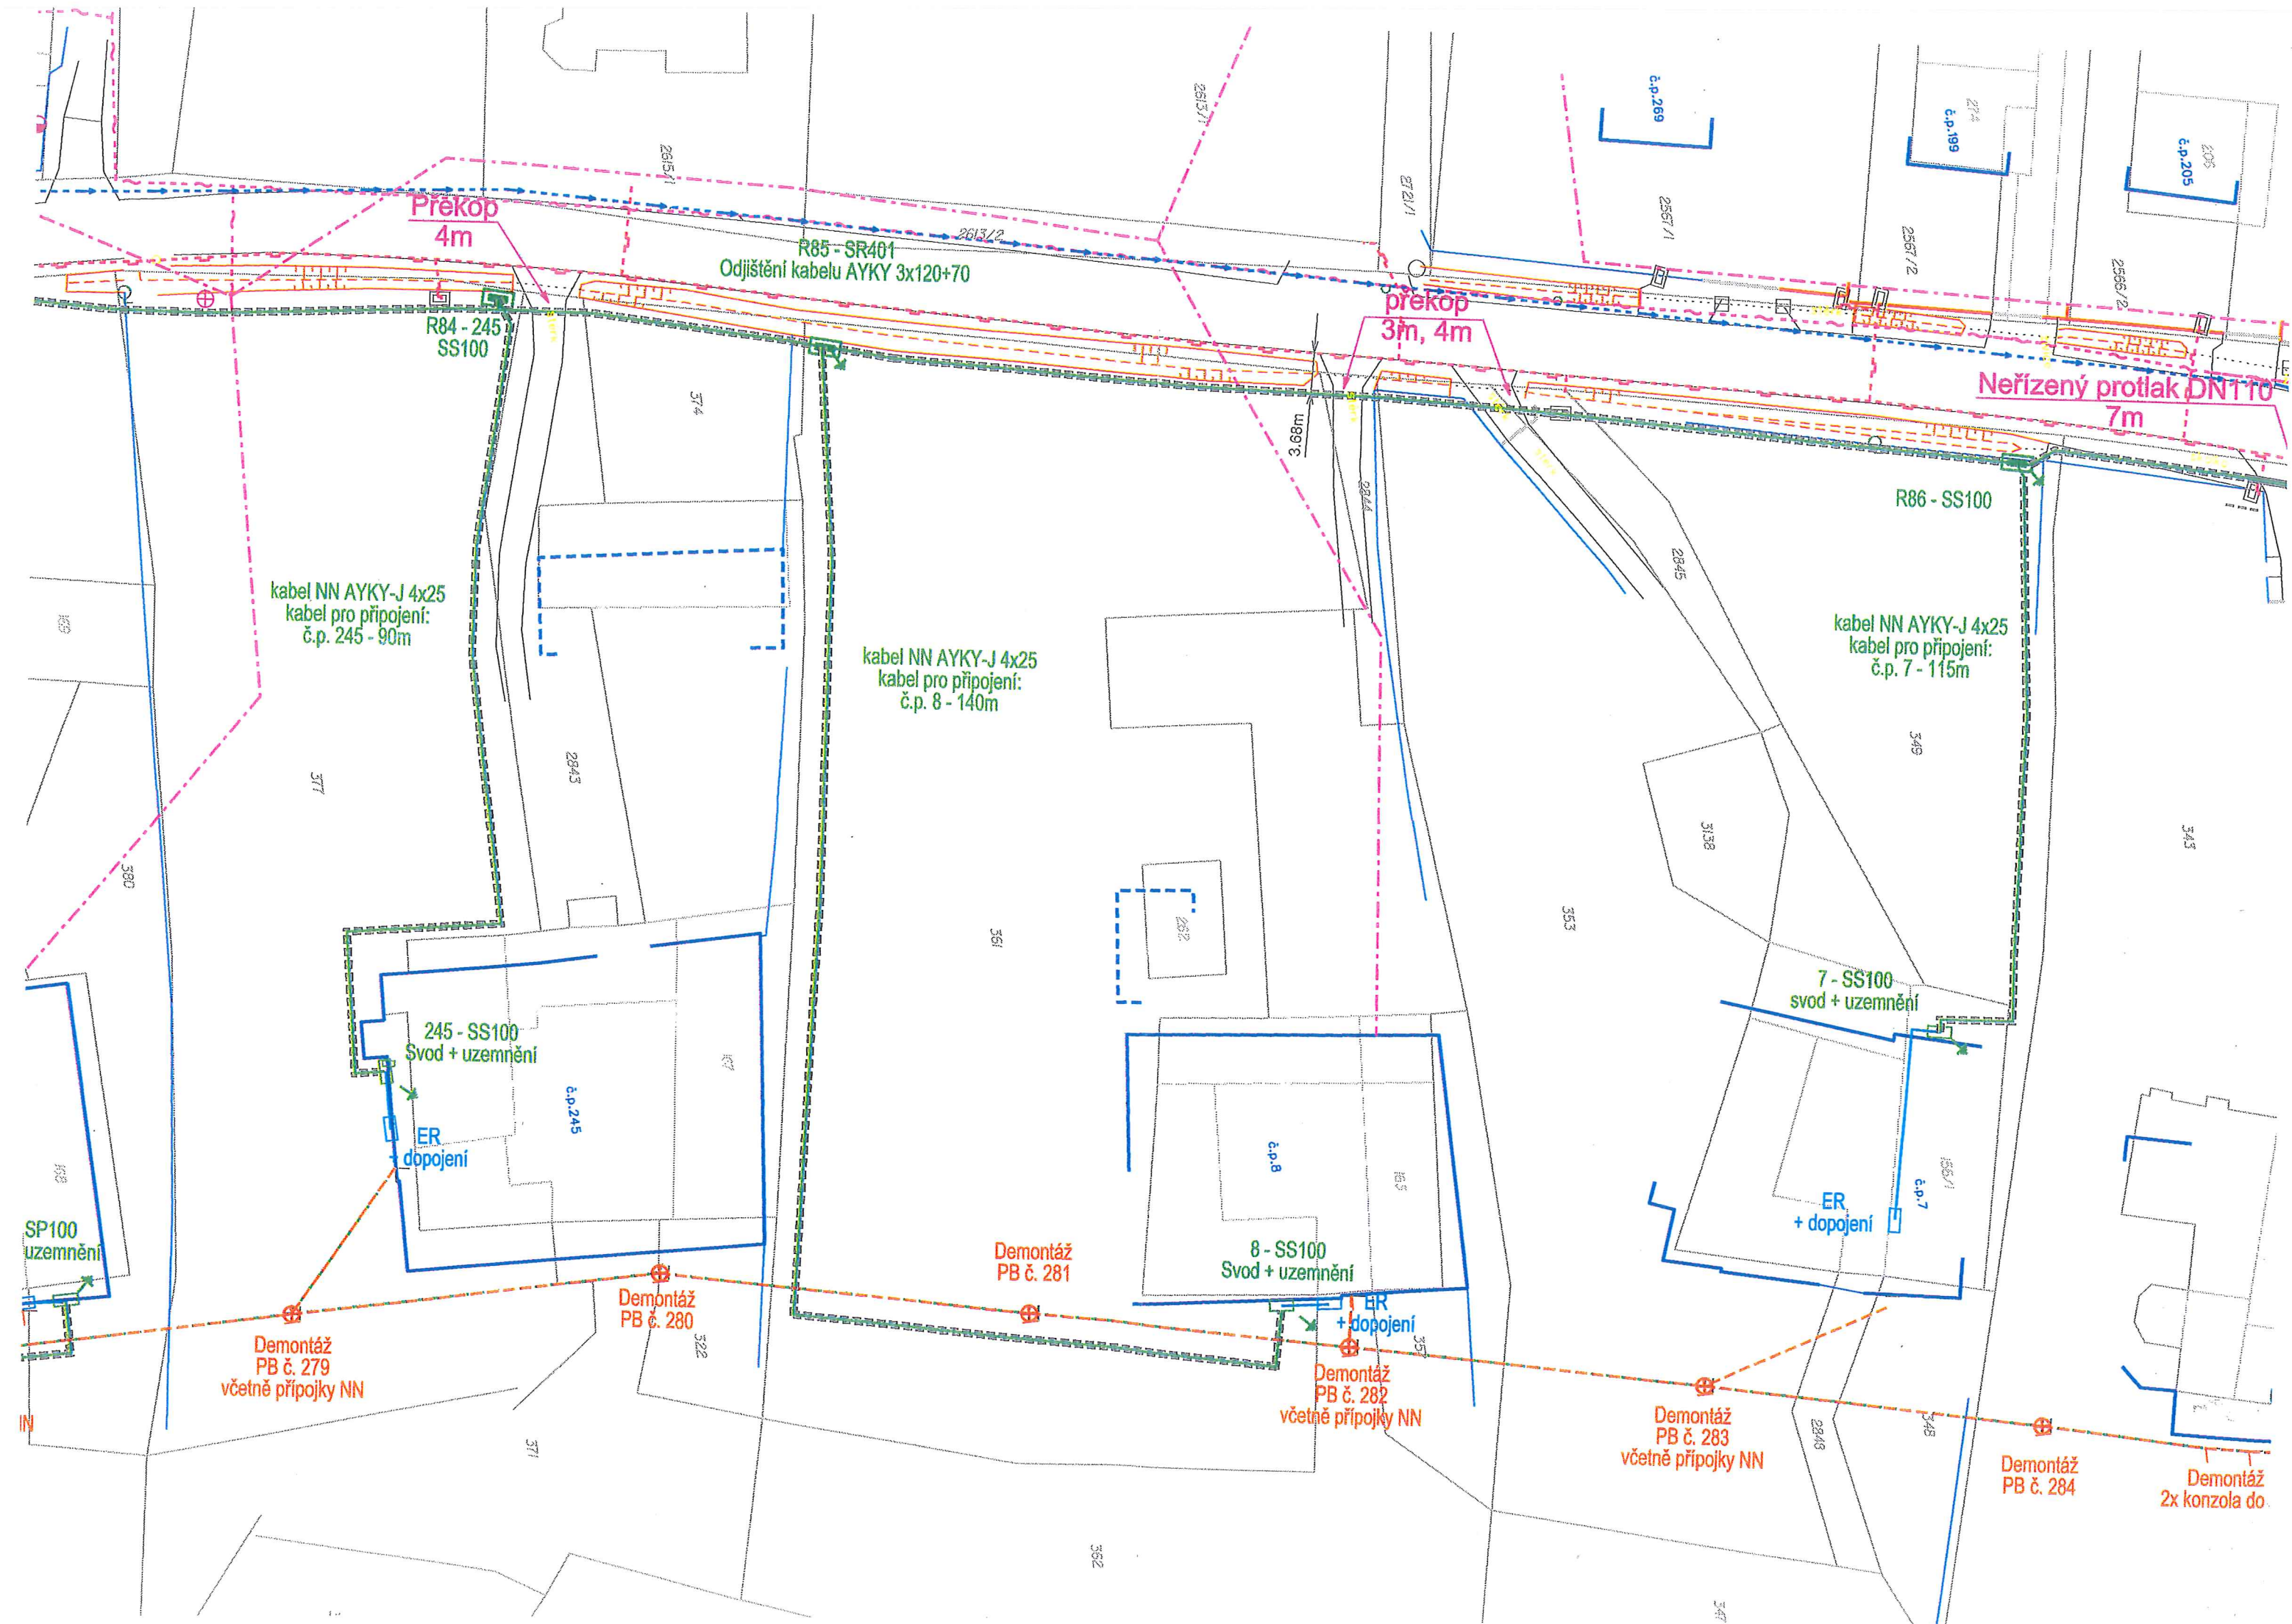

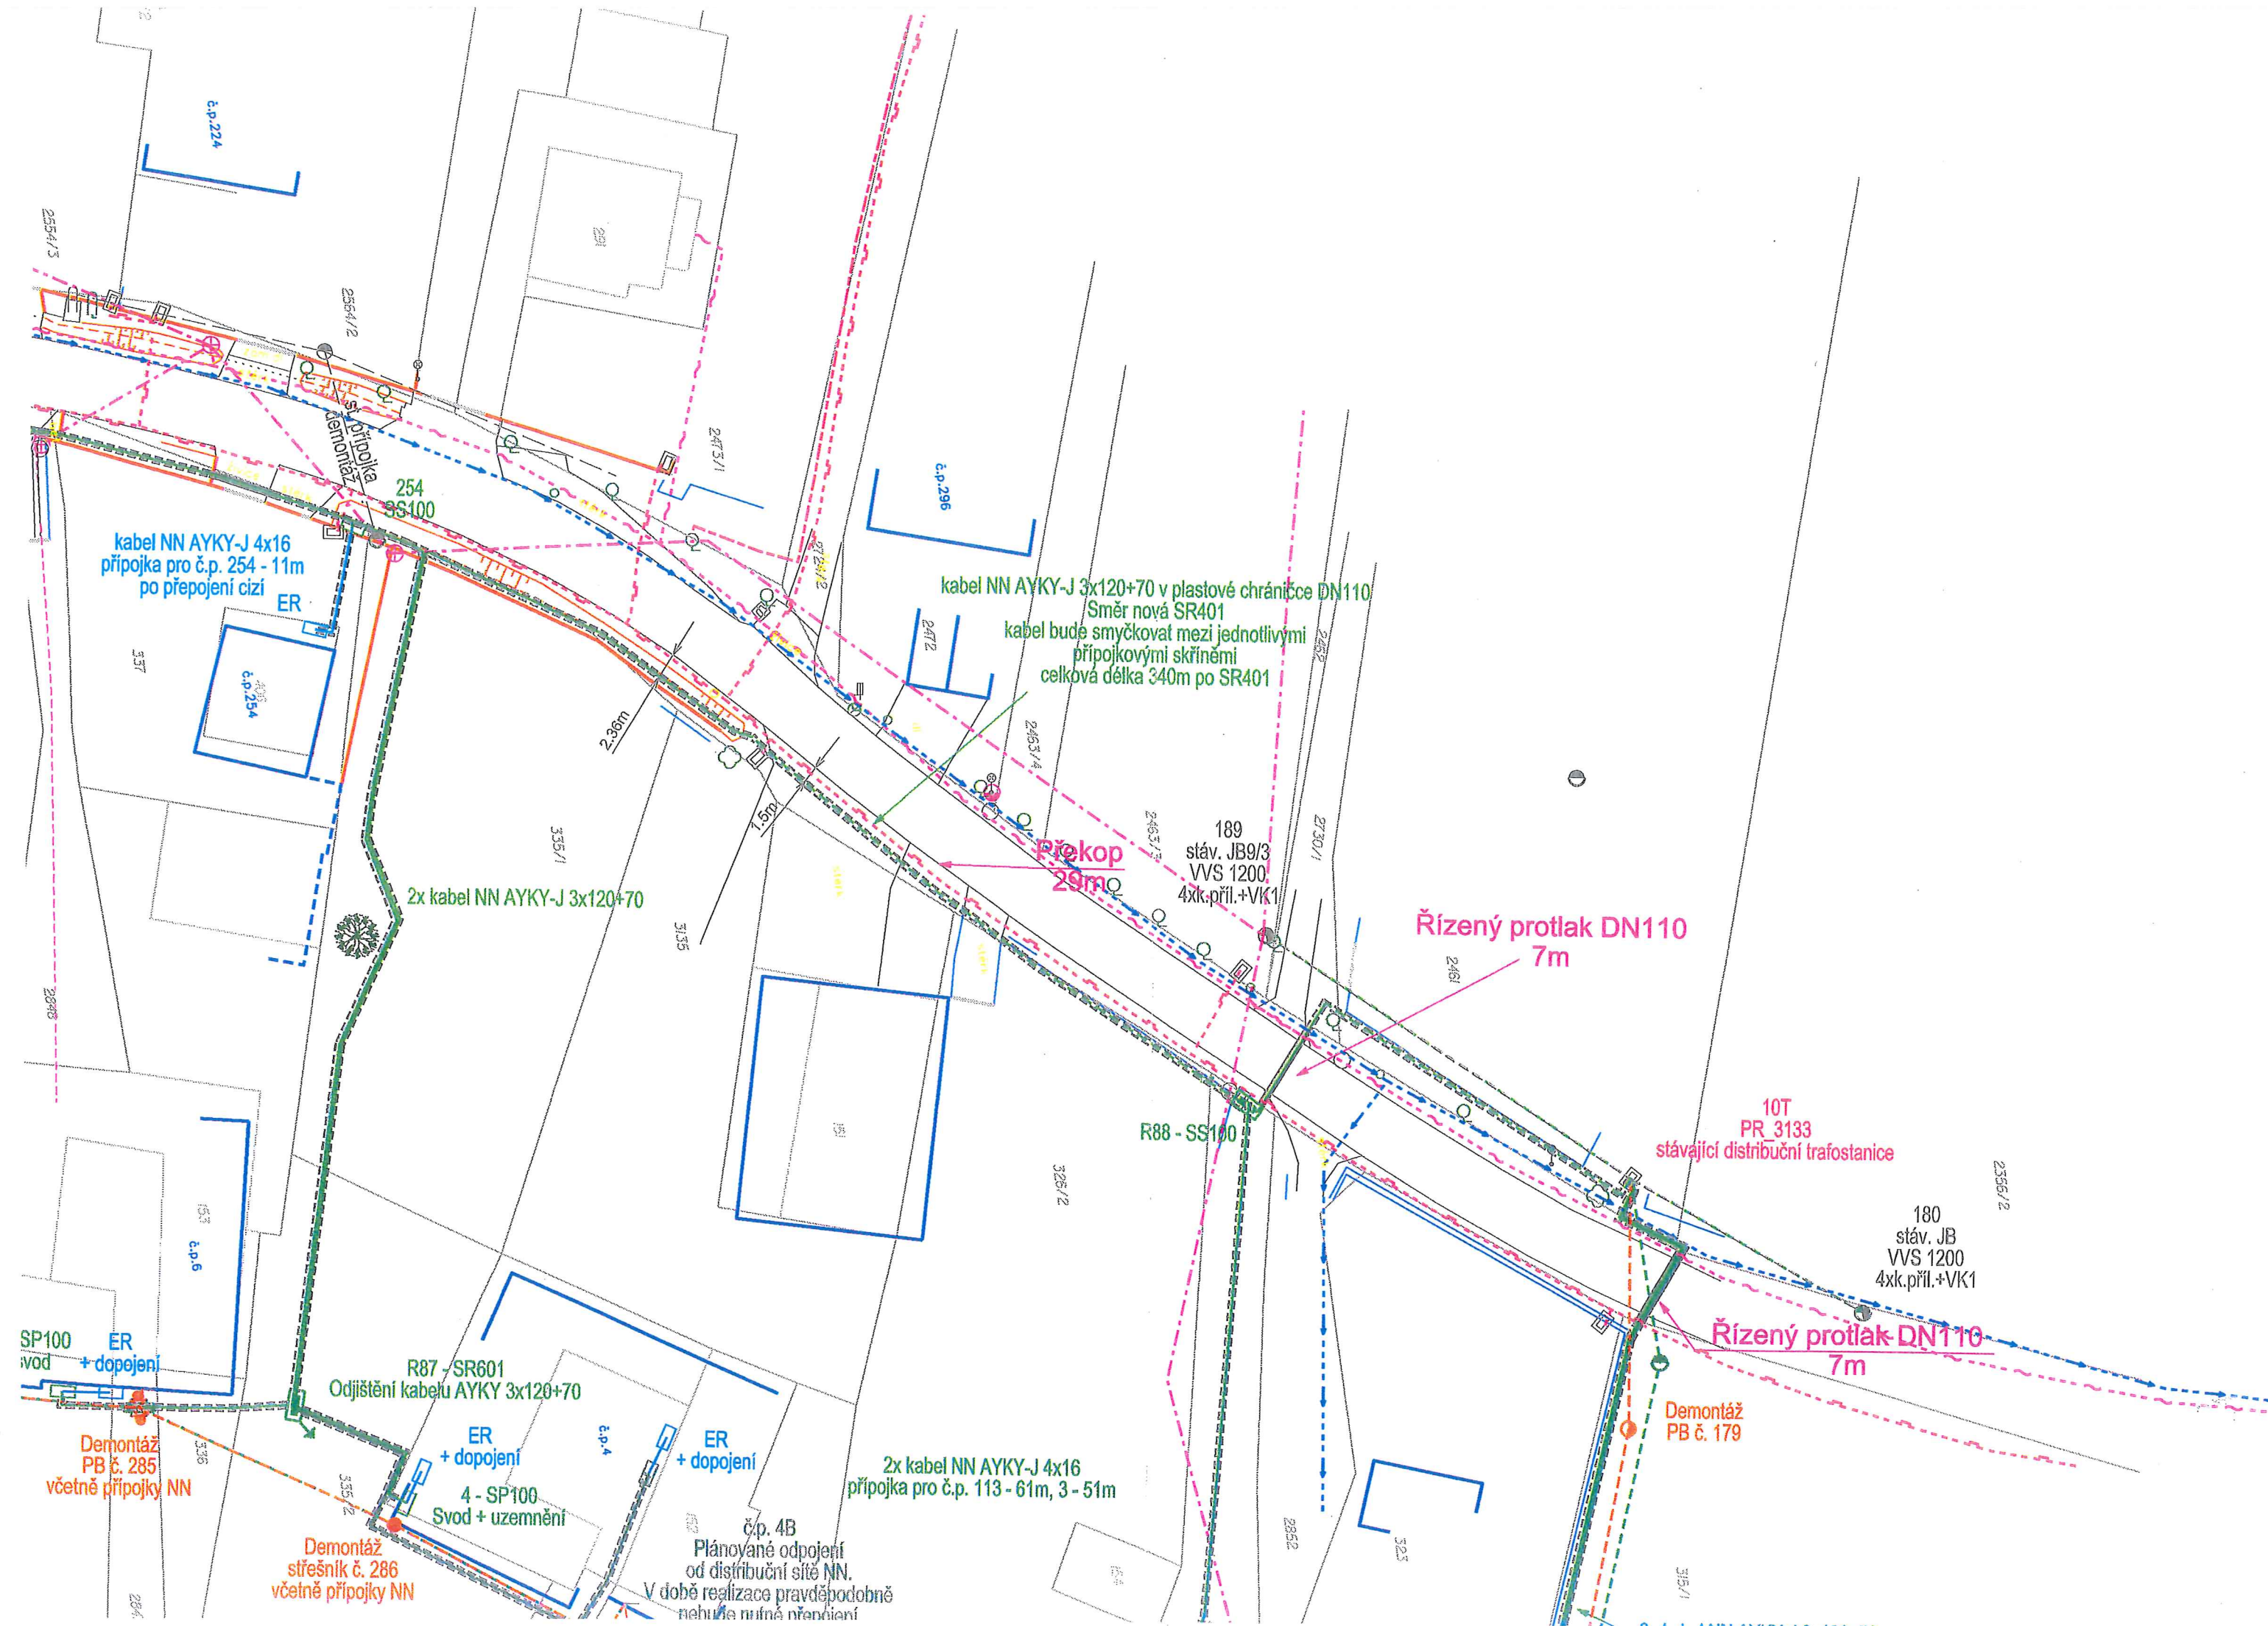

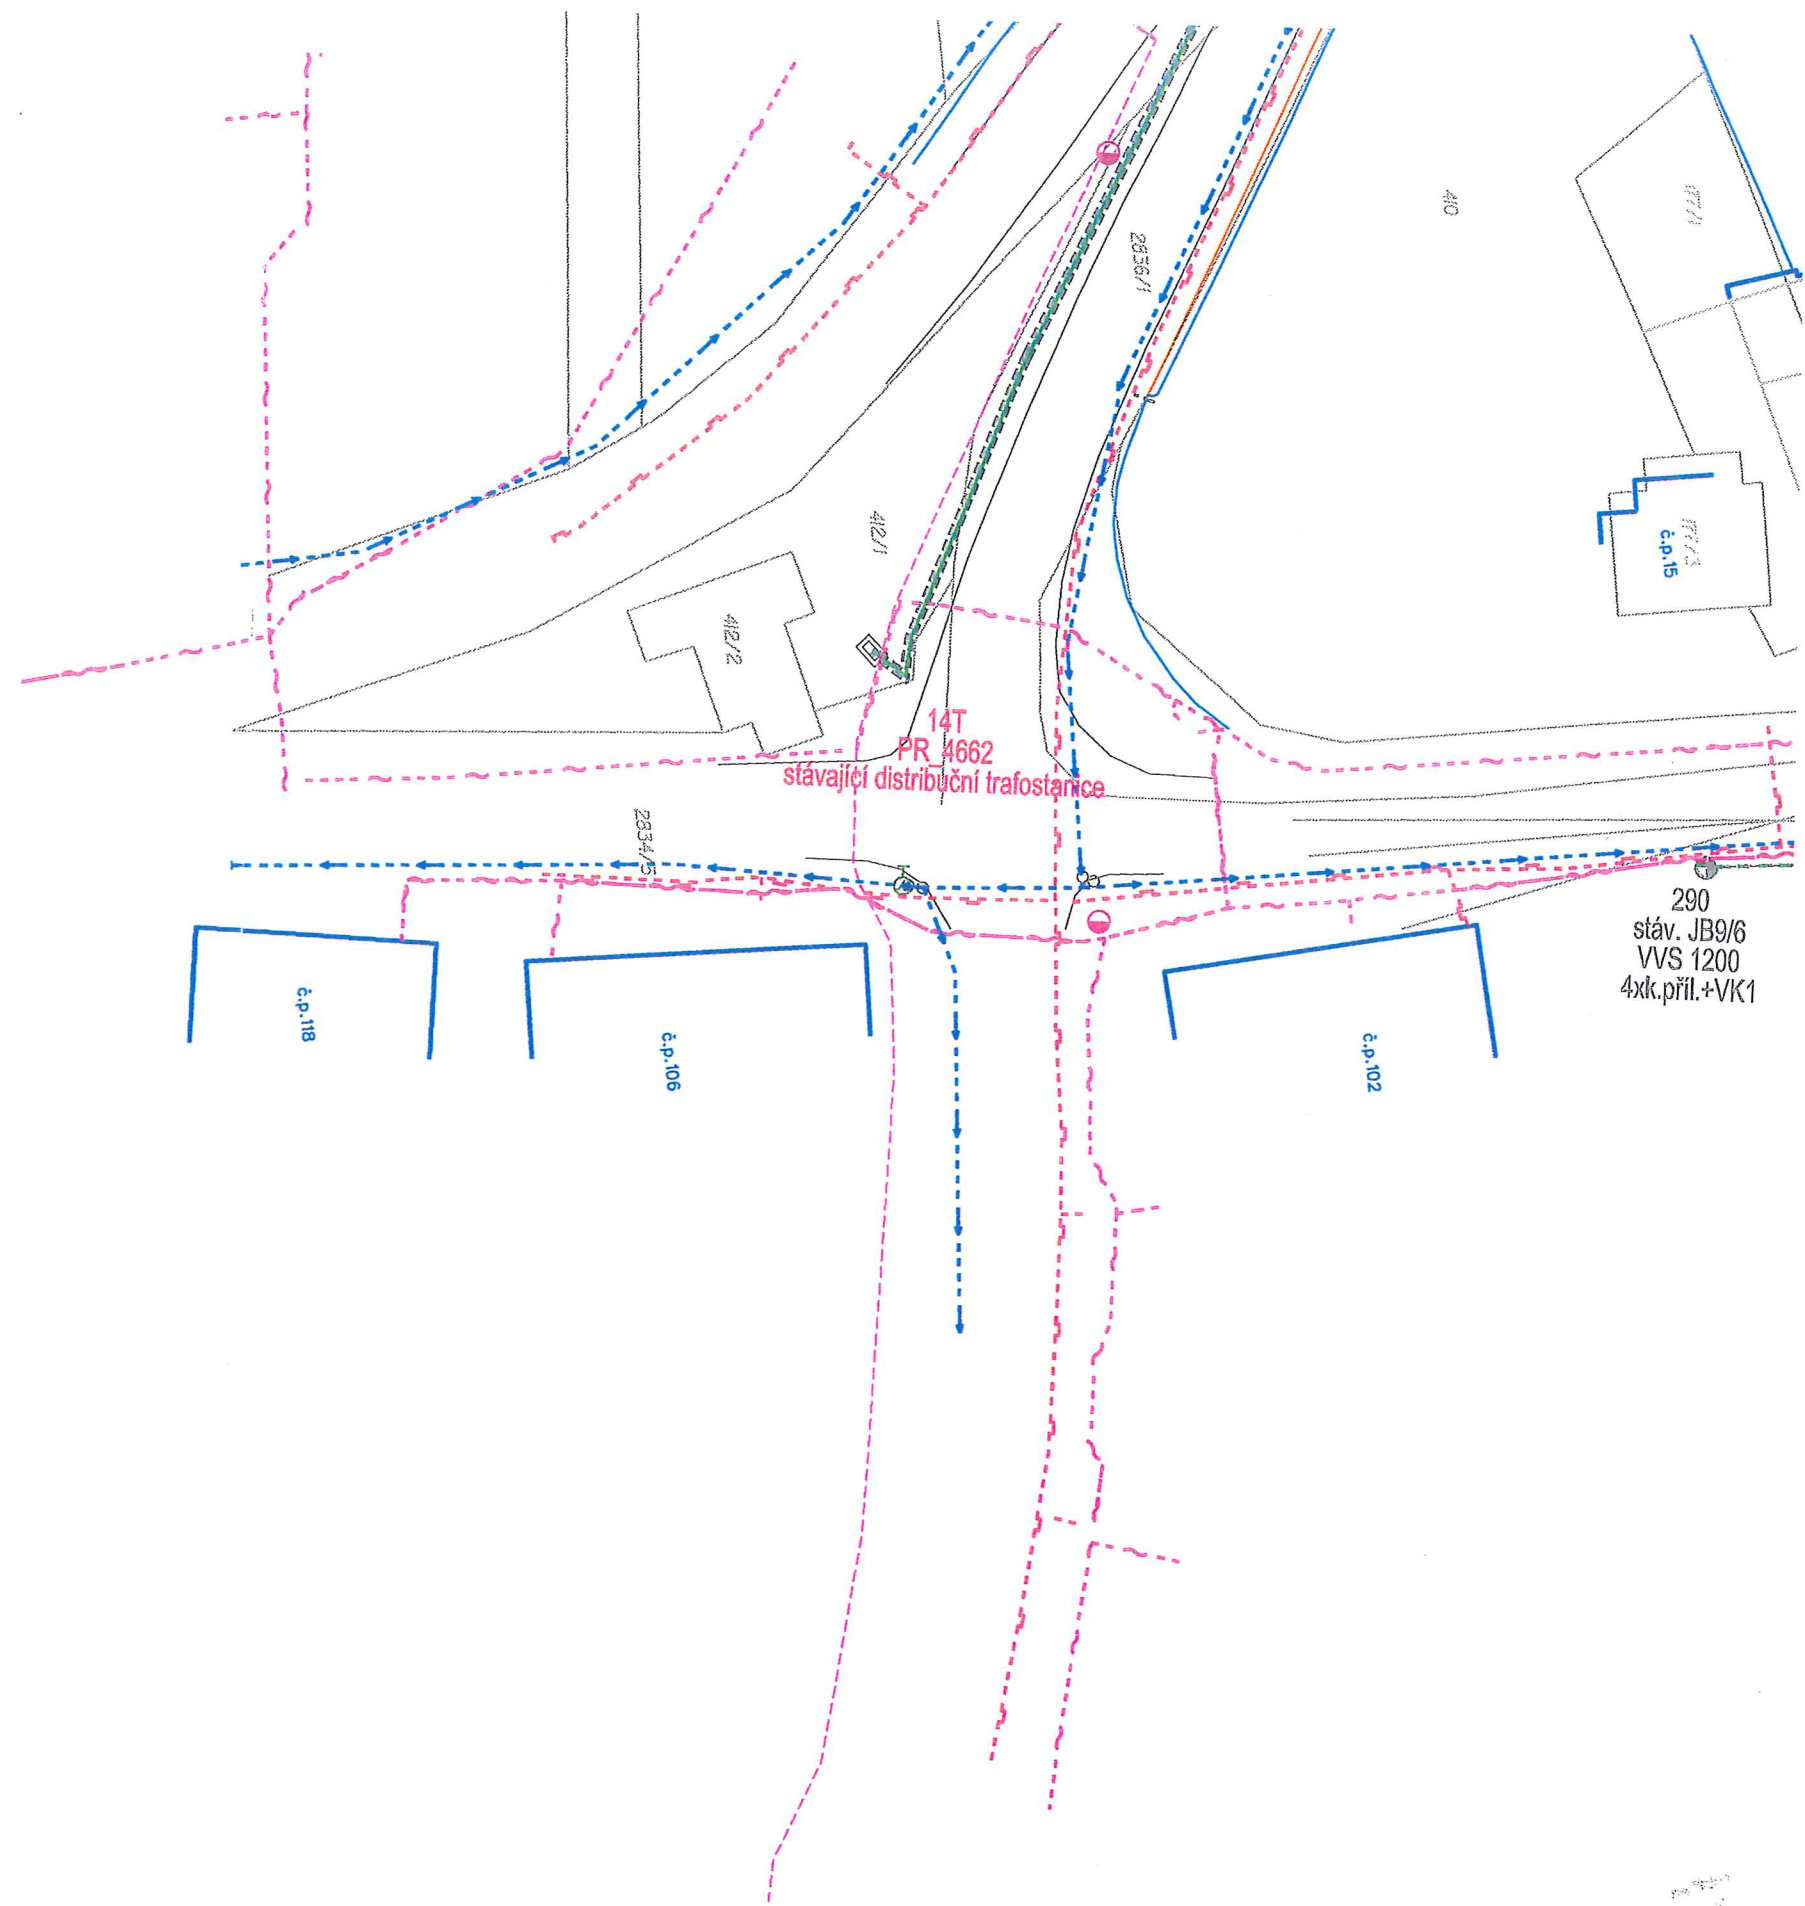



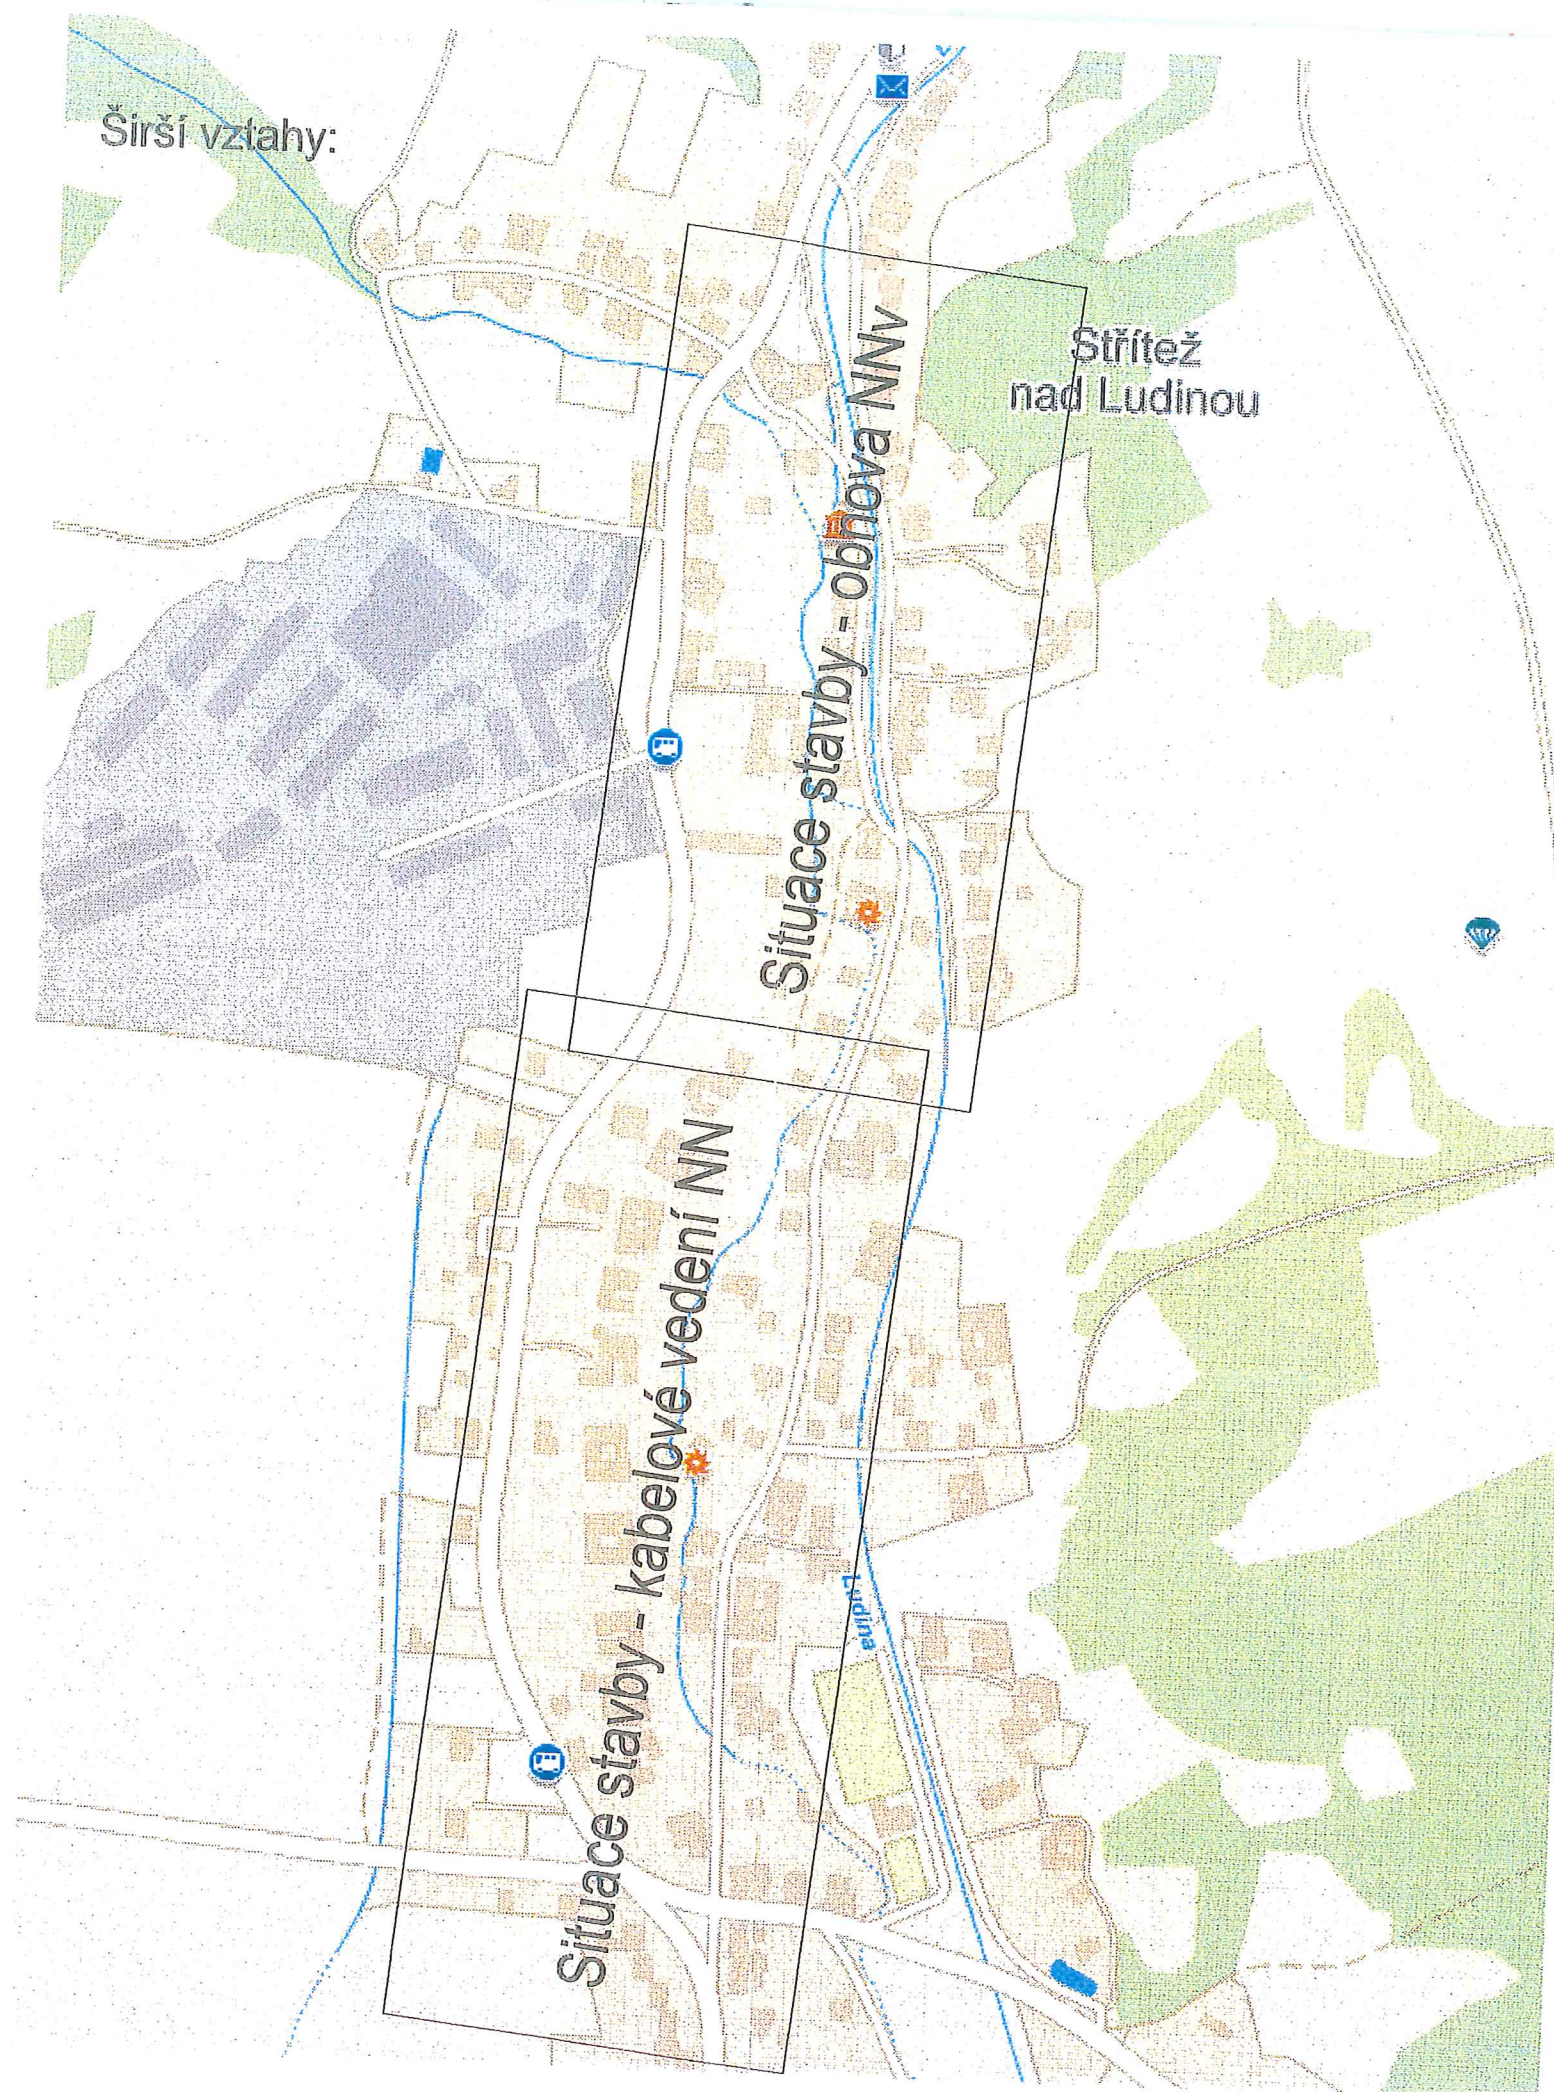

LEGENDA SITUACE stávající


- KATASTRÁLNÍ HRANICE
- KATASTRÁLNÍ HRANICE ZE
- HRANICE BUDOV
- OBLOČENÍ
- OPĚRNÉ ZDI
- NADZEMNÍ VEDENÍ NN
- KABELOVÉ VEDENÍ NN
- PODZEMNÍ SDĚLOVACÍ VEDENÍ
- NADZEMNÍ SDĚLOVACÍ VEDENÍ
- NEPROVOZOVANÉ SÍTĚ CETIN
- KANALIZACE - ZAMĚŘENÁ
- VODOVODNÍ ŘÁD
- PLYNOVODNÍ ŘÁD
- VZDUŠNÉ VEDENÍ NN
- ROZPOJOVACÍ SKŘÍŇ NN
- PODPĚRNÝ BOD NN - BETONOVÝ
- OMEZOVAČE PŘEPĚTÍ
- UZEMNĚNÍ
- ŠOUPĚ - VODOVOD
- ŠOUPĚ - PLYN
- KANALIZAČNÍ ŠACHTA

navrhované


- KABELOVÉ VEDENÍ NN
- KOMPAKTNÍ PLASTOVÁ CHRÁNIČKA
- PROTLAK
- ROZPOJOVACÍ SKŘÍŇ NN
- UZEMNĚNÍ
- PODPĚRNÝ BOD NN - BETONOVÝ
- OMEZOVAČE PŘEPĚTÍ
- PŘÍPOJKOVÁ SKŘÍŇ NN
- ELEKTROMĚROVÝ ROZVÁDĚČ
- CIZÍ VEDENÍ (PO PŘEPOJENÍ)

demontáže

- DEMONTOVANÉ VZDUŠNÉ VEDENÍ
- DEMONTOVANÝ PODPĚRNÝ BOD

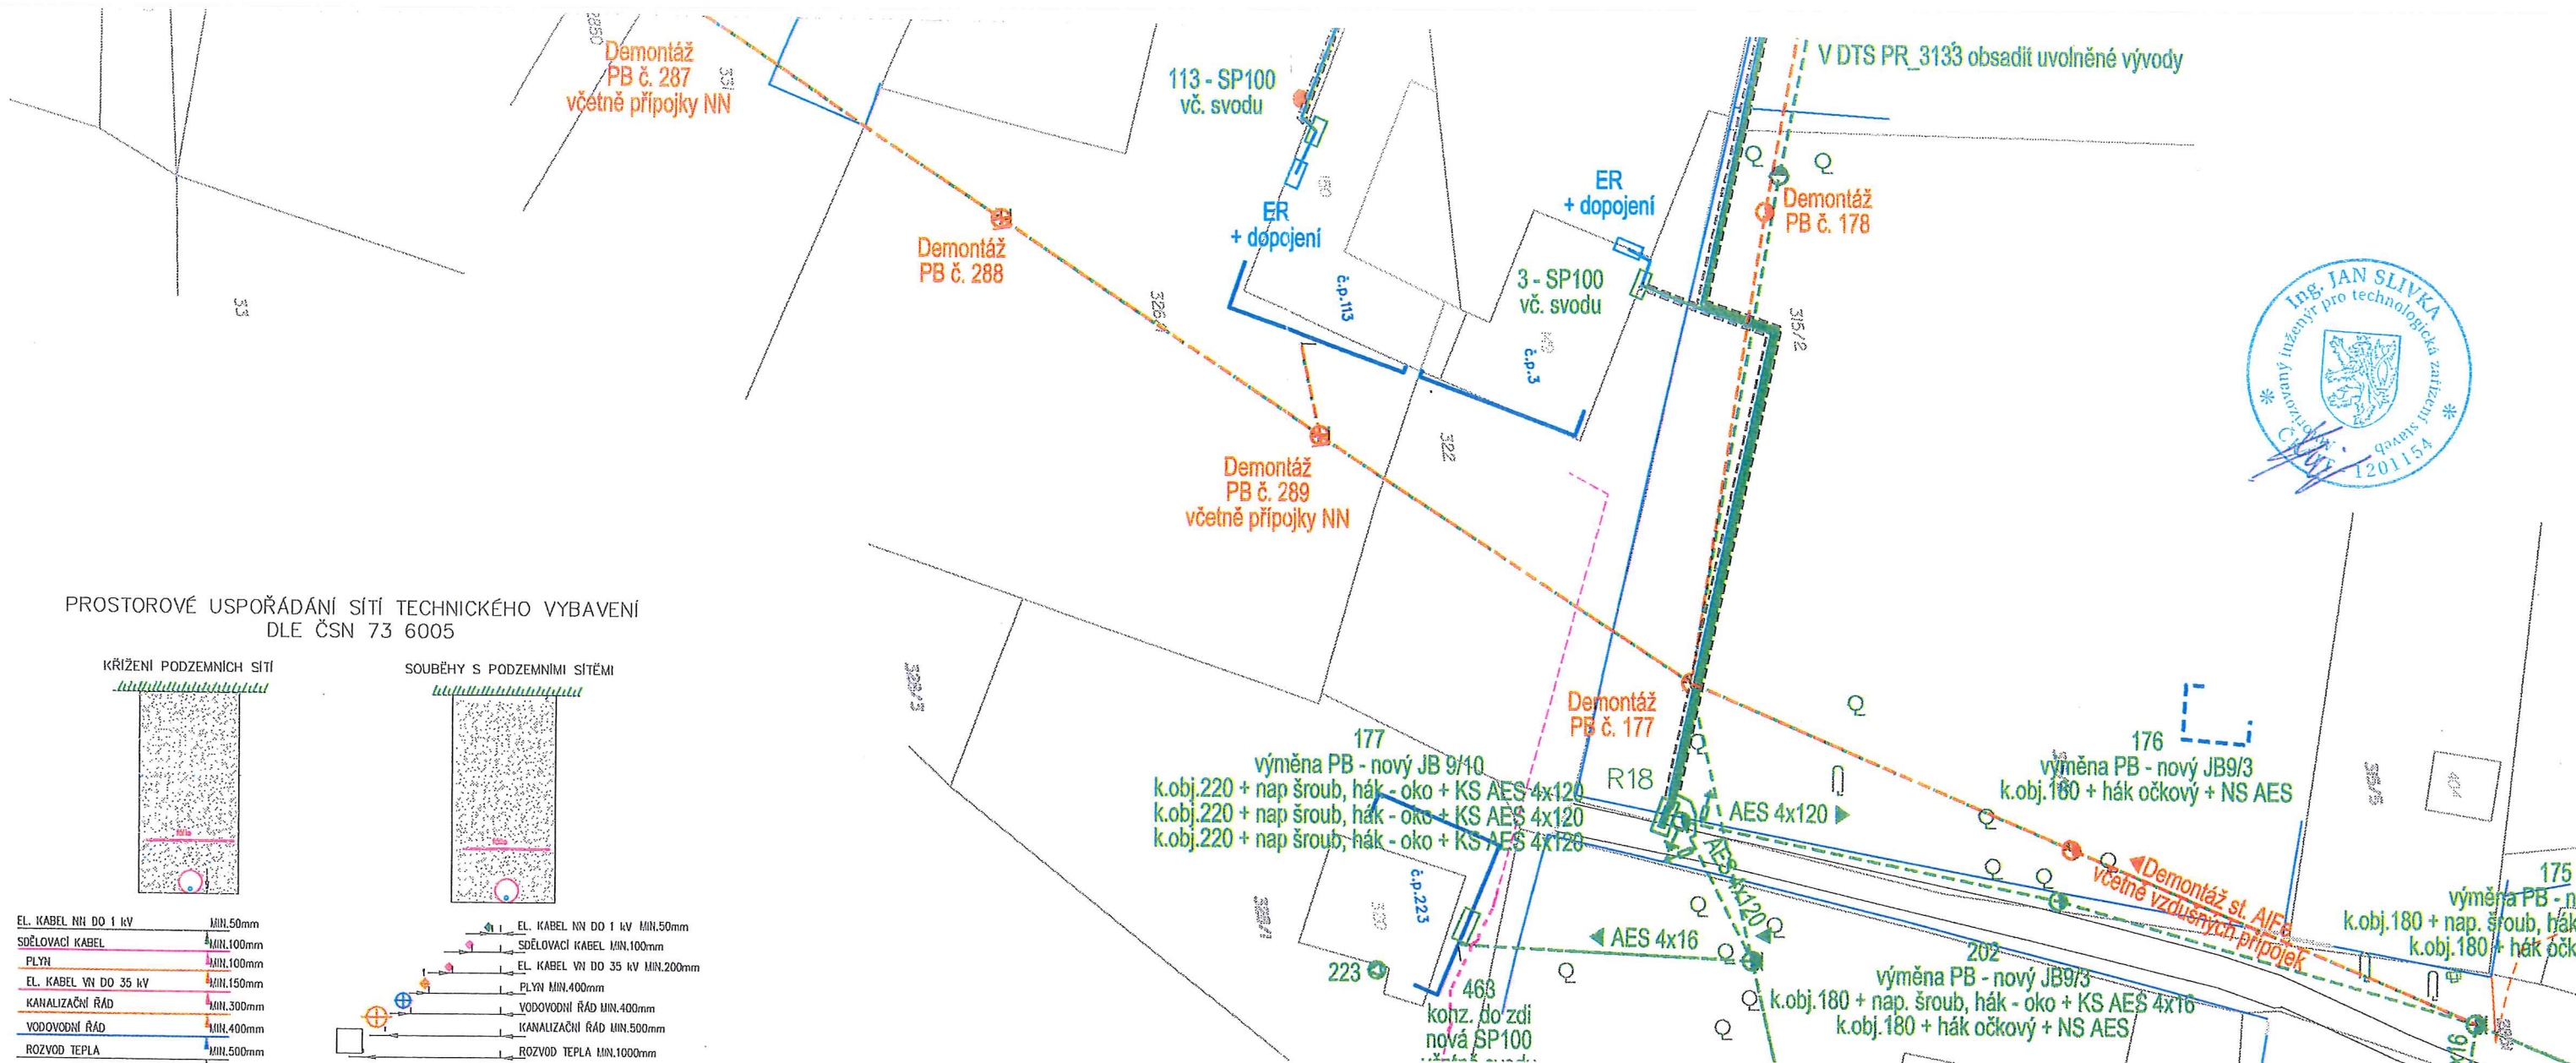

PROSTOROVÉ USPOŘÁDÁNÍ SÍTÍ TECHNICKÉHO VYBAVENÍ
DLE ČSN 73 6005

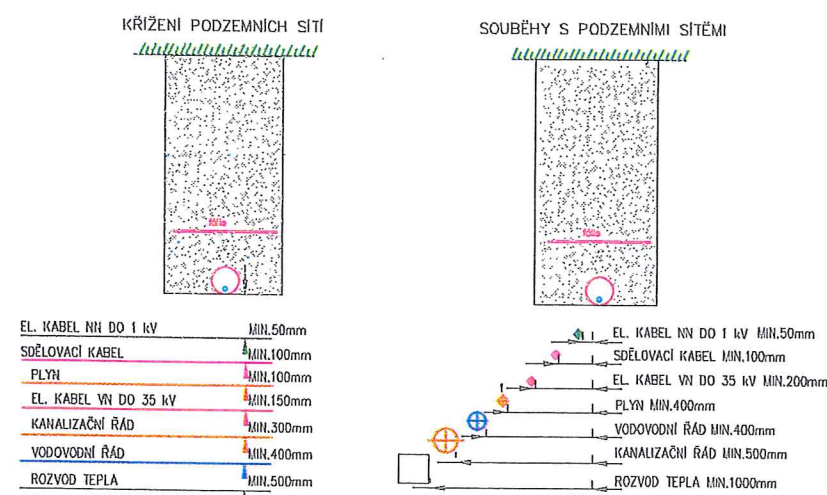

nejmenší dovolené vodorovné vzdálenosti při křížení podzemních sítí
nejmenší dovolené vodorovné vzdálenosti při souběhu podzemních sítí

REVIZE Č.	DATUM	ZMĚNA

OBJEDNAVATEL PROJEKTU:		ČEZ Distribuce, a.s., Teplická 874/8, 405 02, Děčín IV - Podmokly			
HIP:	Ing. Miroslav Tichý		Zhotovitel projektové dokumentace:		Výtisk číslo: 1
ODPOV. PROJ.:	Ing. Miroslav Tichý				
VYPRACOVAL:	Jan Zvoneček				
KONTROLOVAL:	Ing. Jan Slivka				
Stavba: Stráž n. Lud., obnova vedení NN- dolní		Archivní číslo: 1502194-01_C.1_001			
Číslo ČEZ: IE-12-8004412		Formát: 10xA4		Datum: 09/2017	
Měřítko: 1:500		Stupeň PD: Územní řízení		Část: C.1	
Příloha: 001					