


jevsí

KLAD LISTŮ

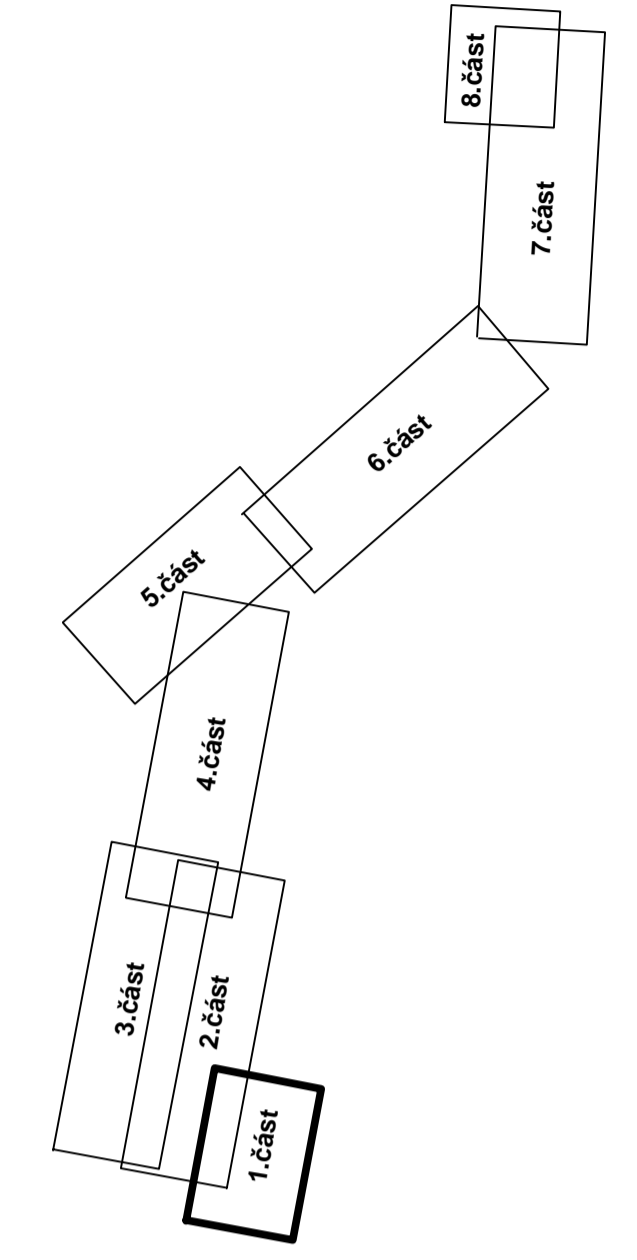


LEGENDA

NAVRHOVANÉ OBJEKTY

- +—+—+— STOKY SPLÁŠKOVÉ KANALIZACE
- — — — — PŘELOŽKY VODOVODU
- — — — — ZATRUBNĚNÍ VODNÍHO TOKU

STÁVAJÍCÍ OBJEKTY

- — — — — SDĚLOVACÍ VEDENÍ NADZEMNÍ
- - - - - SDĚLOVACÍ VEDENÍ PODZEMNÍ
- - - - - SDĚLOVACÍ VEDENÍ NEZAMĚŘENÉ
- - - - - VYSOKÉ NAPĚTÍ NADZEMNÍ
- - - - - VYSOKÉ NAPĚTÍ PODZEMNÍ
- - - - - NÍZKÉ NAPĚTÍ PODZEMNÍ
- - - - - NÍZKÉ NAPĚTÍ PODZEMNÍ
- - - - - VTL FLYNOVOD
- - - - - STL FLYNOVOD
- - - - - VEŘEJNÝ VODOVOD
- - - - - NÍZKÉ NAPĚTÍ PODZEMNÍ - VODAFONE

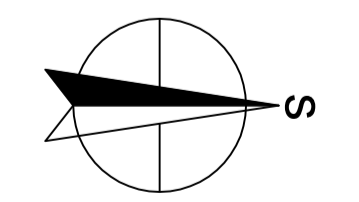

AQOL s.r.o., Tovární 1059/41, 779 00 Olomouc aqol@aqol.cz, www.aqol.cz		 projekt • inženýring • realizace vodohospodářských staveb	
VYPRACOVAL ING. ZŠIMMERMANN	ODP. PROJEKTANT ING. ZŠIMMERMANN	ČÍSLO ZAKÁZKY 2020018	DATUM 9/2020
OBJEDNATEL Obec Stráž nad Ludinou č.p. 122, 753 63 Stráž nad Ludinou Svěsčice	KANALIZACE A ČOV STRÍTEŽ NAD LUDINOU		STUPEŇ S
KOORDINAČNÍ SITUACE 1.část		FORMÁT A4	MĚŘÍTKO 1 : 500
		ČÍSLO PŘÍLOHY B.2.1	ČÍSLO KOPIE